


## SCHVÁLENÝ DOKUMENT

Revize/Rev. v.	Datum/Date	Předmět revize/Revision Subject	Vypracoval/Designed by


Investor/Client	ČEPRO, a. s.				
Objednatel/Customer	VAE Controls, s.r.o.				
Název akce/Project	Rekonstrukce objektu 360 ve skladu Šlapanov				
Zak. číslo/Project No.	21097-4	Datum/Date	06/2024	Č. obj./ Cust. No.	
Místo stavby/Location	Sklad Šlapanov				
Stupeň PD/PD Stage	Dokumentace pro výběr zhotovitele				

Vypracoval/Designed by	Ing. Martinů Pavel		18.06.2024	<b>Projektová org. / Project Company</b> PIK s. r. o. Na Hrázi 781 /15 750 02 Přešov Tel: +420 518 288 111 Web: www.pik.cz	
Kontroloval/Checked by	Ing. Hromádka Radovan				
Schválil/Approved by	Ing. Šimanský Jan				
HIP/Manager	Pazdera Michal				

Část/Part	D. Dokumentace objektů a technických a technologických zařízení
Podčást/Subsection	D2. Dokumentace technických a technologických zařízení
SO/PS_CO/PU	PS 360
Profesní díl/Professions	03. ASŘ + MaR
Prof. část/ Prof. Part	

Název/Title	KABELOVÉ TRASY – SITUACE SO360		
Číslo kopie/Copy No.	Archivní č. /Archival No.	Číslo revize / Rev. No.	
	21097-4-DVZ-D-D2-PS360-03-305	0	

Tento dokument je majetkem společnosti PIK s. r. o. Nesmí být použit a kopírován třetí osobou nebo jí předán, či jinak s ním nakládáno bez výslovného písemného souhlasu odpovědného zástupce společnosti. This document is property of PIK s. r. o. It is strictly prohibited to use, copy or hand over to any third party or otherwise dispose without explicit written permission of company commission agent.

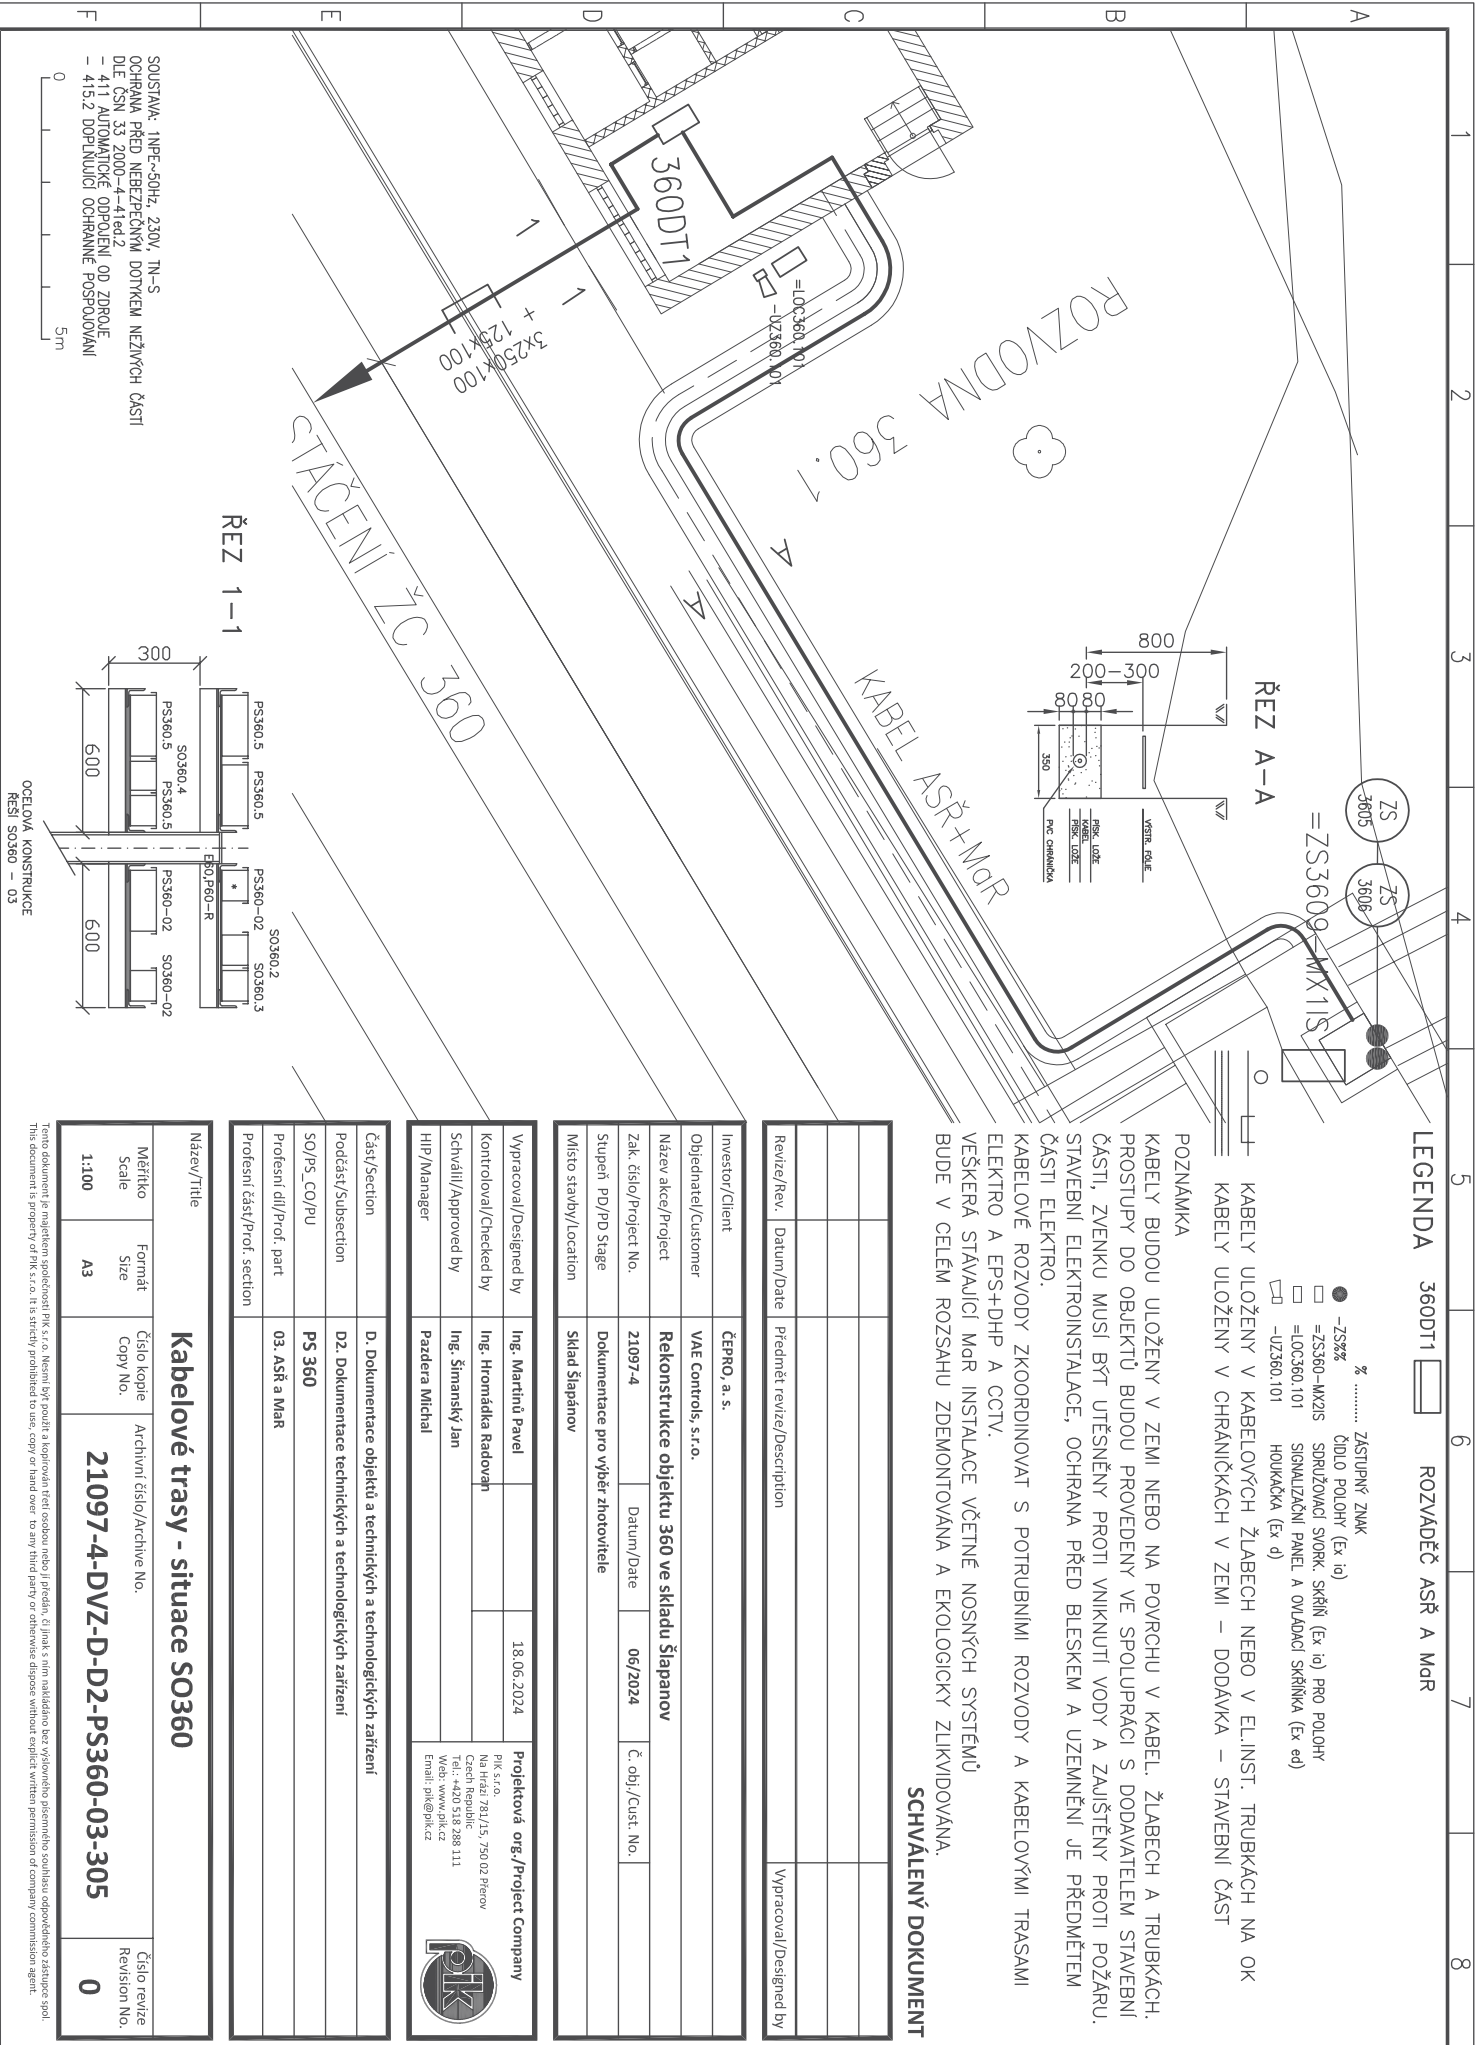

LEGENDA 360DT1 ROZVADĚČ ASŘ A MoR

- -ZS%Z% ZÁSTUPNÝ ZNÁK
- ØIDLO POLOHY (Ex io)
- =ZS360-MX2IS SDRUŽOVACÍ SVORK SKŘÍN (Ex io) PRO POLOHY
- =LOC360.101 SIGNALIZAČNÍ PANEĽ A OVLÁDACÍ SKŘÍNKA (Ex ed)
- ▢ -U2360.101 HODIČKA (Ex d)

KABEĽY ULOŽENÝ V KABELOVÝCH ŽĽABECH NEBO V EL.INST. TRUBKÁCH NA OK  
KABEĽY ULOŽENÝ V CHRÁNIČKÁCH V ZEMI – DODÁVKA – STAVEBNÍ ČÁST

POZNÁMKA

KABEĽY BUDOU ULOŽENÝ V ZEMI NEBO NA POVRCHU V KABEĽ. ŽĽABECH A TRUBKÁCH. PROSTUPY DO OBJEKTŮ BUDOU PROVEDENY VE SPOLUPRÁCI S DODAVATEĽEM STAVEBNÍ ČÁSTI, ZVENKU MUSÍ BÝT UTĚSNĚNÝ PROTI VNIKUTÍ VODY A ZAJIŠŤENÝ PROTI POŽÁRU. STAVEBNÍ ELEKTROINSTALACE, OCHRANA PŘED BLESKEM A UZEMNĚNÍ JE PŘEDMĚTEM ČÁSTI ELEKTRO.

KABELOVÉ ROZVODY ZKOORDINOVAT S POTRUBNÍMI ROZVODY A KABELOVÝMI TRASAMI ELEKTRO A EPS+DHP A CCTV. VEŠKERÁ STÁVAJÍCÍ MoR INSTALACE VČETNĚ NOSNÝCH SYSTÉMŮ BUDE V CEĽEM ROZSAHU ZDEMONTOVÁNA A EKOLOGICKY ZLIKVIDOVÁNA.

SCHVÁLENÝ DOKUMENT

Revize/Rev.	Datum/Date	Předmět revize/Description	Vypracoval/Designed by

Investor/Client	ČEPRO, a.s.				
Objednatel/Customer	VAE Controls, s.r.o.				
Název akce/Project	Rekonstrukce objektu 360 ve skladu Šápanov				
Zak. číslo/Project No.	21097-4	Datum/Date	06/2024	Č. obj./Cust. No.	
Stupeň PD/PD Stage	Dokumentace pro výběr zhotovitele				
Místo stavby/Location	Sklad Šápanov				

Vypracoval/Designed by	Ing. Martinů Pavel	18.06.2024	Projektoval org./Project Company
Kontroloval/Checked by	Ing. Hronáčka Radovan		PIK s.r.o.
Schválil/Approved by	Ing. Šimanský Jan		Na Hráb 78/L/15, 750 02 Píseň
HIP/Manager	Pazdera Michal		Tel.: +420 518 288 111
			Web: www.pik.cz
			Email: pik@pik.cz

Část/Section	D. Dokumentace objektů a technických a technologických zařízení
Podčást/Subsection	D2. Dokumentace technických a technologických zařízení
SO/PS_CO/PU	PS 360
Profesní díl/Prof. part	03. ASŘ a MoR
Profesní část/Prof. section	

Kabelové trasy - situace SO360				
Název/Title	Formát Size	Číslo kopie Copy No.	Archivní číslo/Archive No.	Číslo revize Revision No.
Měřítko Scale 1:100	A3		21097-4-DVZ-D-D2-PS360-03-305	0

Tento dokument je majetkem společnosti PIK s.r.o. Měsí být použit a kopírován třetí osobou nebo jí předán. Či jinak s ním nakládáno bez výslovného písemného souhlasu odpovědného zástupce spol. This document is property of PIK s.r.o. It is strictly prohibited to use, copy or hand over to any third party or otherwise dispose without explicit written permission of company commission agent.