



VZOROVÝ ŘEZ KŘÍŽENÍ ŽEL. SVRŠKU
Měřítko: 1:100

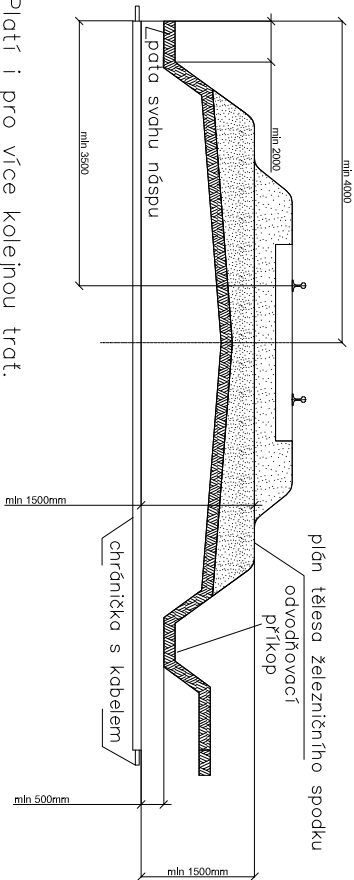


Poznámka 1: Platí i pro více kolejnou trať.
Poznámka 2: Na širé trati se má ukončit chránička až za odvodňovacím příkopem.
min. vzdálenost chráněčky se měří od nejnižších částí.

VZOROVÝ ŘEZ KABELOVOU RÝHOU
Měřítko: 1:10

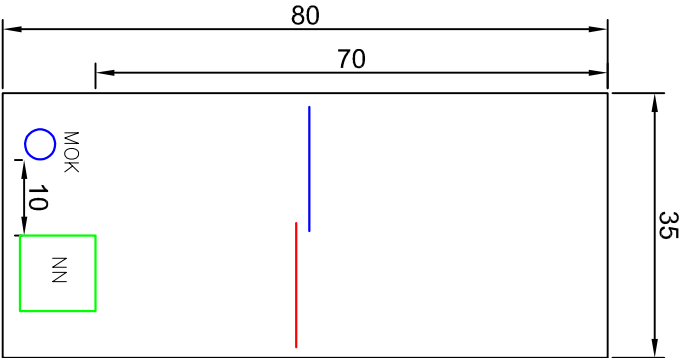

VZOROVÝ ŘEZ KŘÍŽENÍ VOZOVKY
Měřítko: 1:100

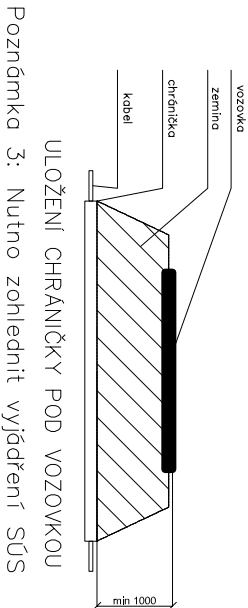

NEJMENŠÍ DOVOLENÉ KRYTÍ PODZEMNÍCH SÍTÍ DLE ČSN 73 6005

MINIMÁLNÍ KRYTÍ:			
DRUH VEDENÍ	CHODNÍK	VOZOVKA	VOLNÝ TERÉN
SÍLOVÉ KABELY DO 1 kV	0,35 m	1,00 m	0,70 m
SÍLOVÉ KABELY DO 10 kV	0,50 m	1,00 m	0,70 m
SÍLOVÉ KABELY DO 35 kV	1,00 m	1,00 m	1,00 m
SÍLOVÉ KABELY DO 220 kV	1,30 m	1,30 m	1,30 m

POZNÁMKA:

PŘED ZAHÁJENÍM VEŠKERÝCH VÝKOPOVÝCH PRACÍ BUDE PROVEDENO VTÝČENÍ PODZEMNÍCH INŽENÝRSKÝCH SÍTÍ. PO ULOŽENÍ SAMOTNÉHO VEDENÍ BUDE PŘIZVÁN KE KONTROLE ODPOVĚDNÝ PRACOVNÍK A KABELOVÁ RÝHA BUDE NÁSLEDNĚ ZAHOZENA. NÁSLEDNĚ DOJDE K PŘESNÉMU ZANESENÍ TRASY KABELU DO PŘÍSLUŠNÉ SITUACE.

PRACOVNÍ VERZE

Revize/Rev.	Datum/Date	Předmět revize/Description	
		Vyracoval/Designed by	

Investor/Client	ČEPRO, a. s.		
Objednatel/Customer			
Název akce/Project	Rekonstrukce objektu 220 a 360 ve skladu Šlapanov		
Zak. číslo/Project No.	21091-1	Datum/Date	10/2022
Stupeň PD/PD Stage	DUSP		
Místo stavby/Location	Sklad Šlapanov		

Vypracoval/Designed by	Ing. Vývoda Marek			<div>Projektivní společnost PIK s.r.o. Na Hrázi 783/15, 750 02 Písek Czech Republic Tel.: +420 518 288 111 Web: www.pik.cz Email: pik@pik.cz</div> <div></div>
Kontroloval/Checked by	Ing. Vánský Martin			
Schválil/Approved by	Ing. Šimanský Jan			
HIP/Manager	Pazdera Michal			

Část/Section	D. Dokumentace objektů a technických a technologických zařízení				
Podčást/Subsection	D.2.3. Trakční a energetická zařízení				
SO/PS_CO/PU	SO246 Ohřev výhybek				
Profesní díl/Prof. part					
Profesní část/Prof. section					

Název/Title					Vzorové řezy uložení kabelů	
Měřítko Scale	Formát Size	Číslo kopie Copy No.	Archivní číslo/Archive No.		Číslo revize Revision No.	
-	2xA4		21091-1-DUSP-D-D1-SO246-308		0	