



VZOROVÝ ŘEZ KŘÍŽENÍ ŽEL. SVRŠKU
Měřítko: 1:100

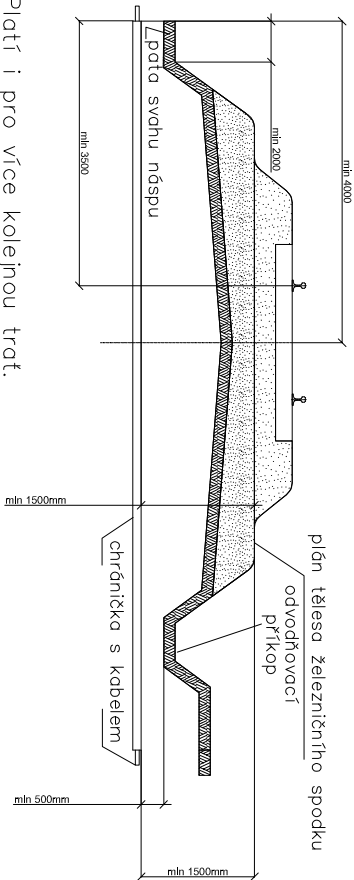


Poznámka 1: Platí i pro více kolejnou trať.
Poznámka 2: Na širé trati se má ukončit chránička až za odvodňovacím příkopem. Pokud je plán tělesa železničního spodka nebo trať v oblouku, min. vzdálenost chráničky se měří od nejnižších částí.

VZOROVÝ ŘEZ KABELOVOU RÝHOU
Měřítko: 1:10

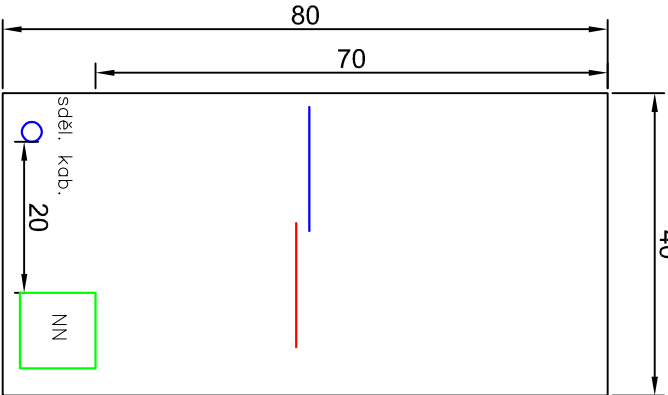

VZOROVÝ ŘEZ KŘÍŽENÍ VOZOVKY
Měřítko: 1:100

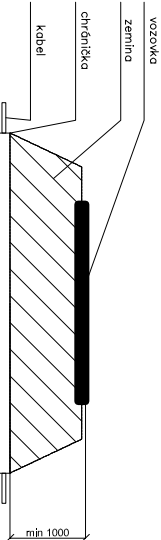

ULOŽENÍ CHRÁNIČKY POD VOZOVKOU
Poznámka 3: Nutno zohlednit vyjádření SÚS

NEJMENŠÍ DOVOLENÉ KRYTÍ PODZEMNÍCH SÍTÍ DLE ČSN 73 6005

MINIMÁLNÍ KRYTÍ:			
DRUH VEDENÍ	CHODNÍK	VOZOVKA	VOLNÝ TERÉN
SÍLOVÉ KABELY DO 1 kV	0,35 m	1,00 m	0,70 m
SÍLOVÉ KABELY DO 10 kV	0,50 m	1,00 m	0,70 m
SÍLOVÉ KABELY DO 35 kV	1,00 m	1,00 m	1,00 m
SÍLOVÉ KABELY DO 220 kV	1,30 m	1,30 m	1,30 m

POZNÁMKA:

PŘED ZAHÁJENÍM VEŠKERÝCH VÝKOPOVÝCH PRACÍ BUDE PROVEDENO VTÝČENÍ PODZEMNÍCH INŽENÝRSKÝCH SÍTÍ. PO ULOŽENÍ SAMOTNÉHO VEDENÍ BUDE PŘIZVÁN KE KONTROLE ODPOVĚDNÝ PRACOVNÍK A KABELOVÁ RÝHA BUDE NÁSLEDNĚ ZAHOZENA. NÁSLEDNĚ DOUDE K PŘESNÉMU ZANESENÍ TRASY KABELU DO PŘÍSLUŠNÉ SITUACE.

Revize/Rev.	Datum/Date	Předmět revize/Description	Vypracoval/Designed by

Investor/Client	ČEPRO, a. s.		
Objednatel/Customer			
Název akce/Project	Rekonstrukce objektu 220 a 360 ve skladu Šlapanov		
Zak. číslo/Project No.	21091-1	Datum/Date	08/2023
Stupeň PD/PD Stage	PDPS		
Místo stavby/Location	Sklad Šlapanov		

Vypracoval/Designed by	Ing. Vývoda Marek			Projektová org./Project Company PIK s.r.o. Na Hrázi 783/15, 750 02 Píseň Czech Republic Tel.: +420 518 288 111 Web: www.pik.cz Email: pik@pik.cz
Kontroloval/Checked by	Ing. Vánský Martin			
Schválil/Approved by	Ing. Šimanský Jan			
HIP/Manager	Pazdera Michal			

Část/Section	D. Dokumentace objektů a technických a technologických zařízení		
Podčást/Subsection	D.2.3. Trakční a energetická zařízení		
SO/PS_CO/PU	SO246 Ohřev výhybek		
Profesní díl/Prof. part			
Profesní část/Prof. section			

Název/Title			
Vzorové řezy uložení kabelů			
Měřítko Scale	Formát Size	Číslo kopie Copy No.	Číslo revize Revision No.
-	2xA4	21091-1-PDPS-D-D1-SO246-308	0