






obj. 409 - Laboratoř

LEGENDA ROZVODŮ:

Značka	Zkratka	Popis
	1xRJ45	ZÁSUVKA STRUKTUROVANÉHO ROZVODU 1 x RJ45 NA DIN LIŠTU
	DR	DATOVÝ ROZVADĚČ
	EKA	IP KAMERA
	MET	STRUKTUROVANÁ KABELÁŽ KABEL UTP CAT.5

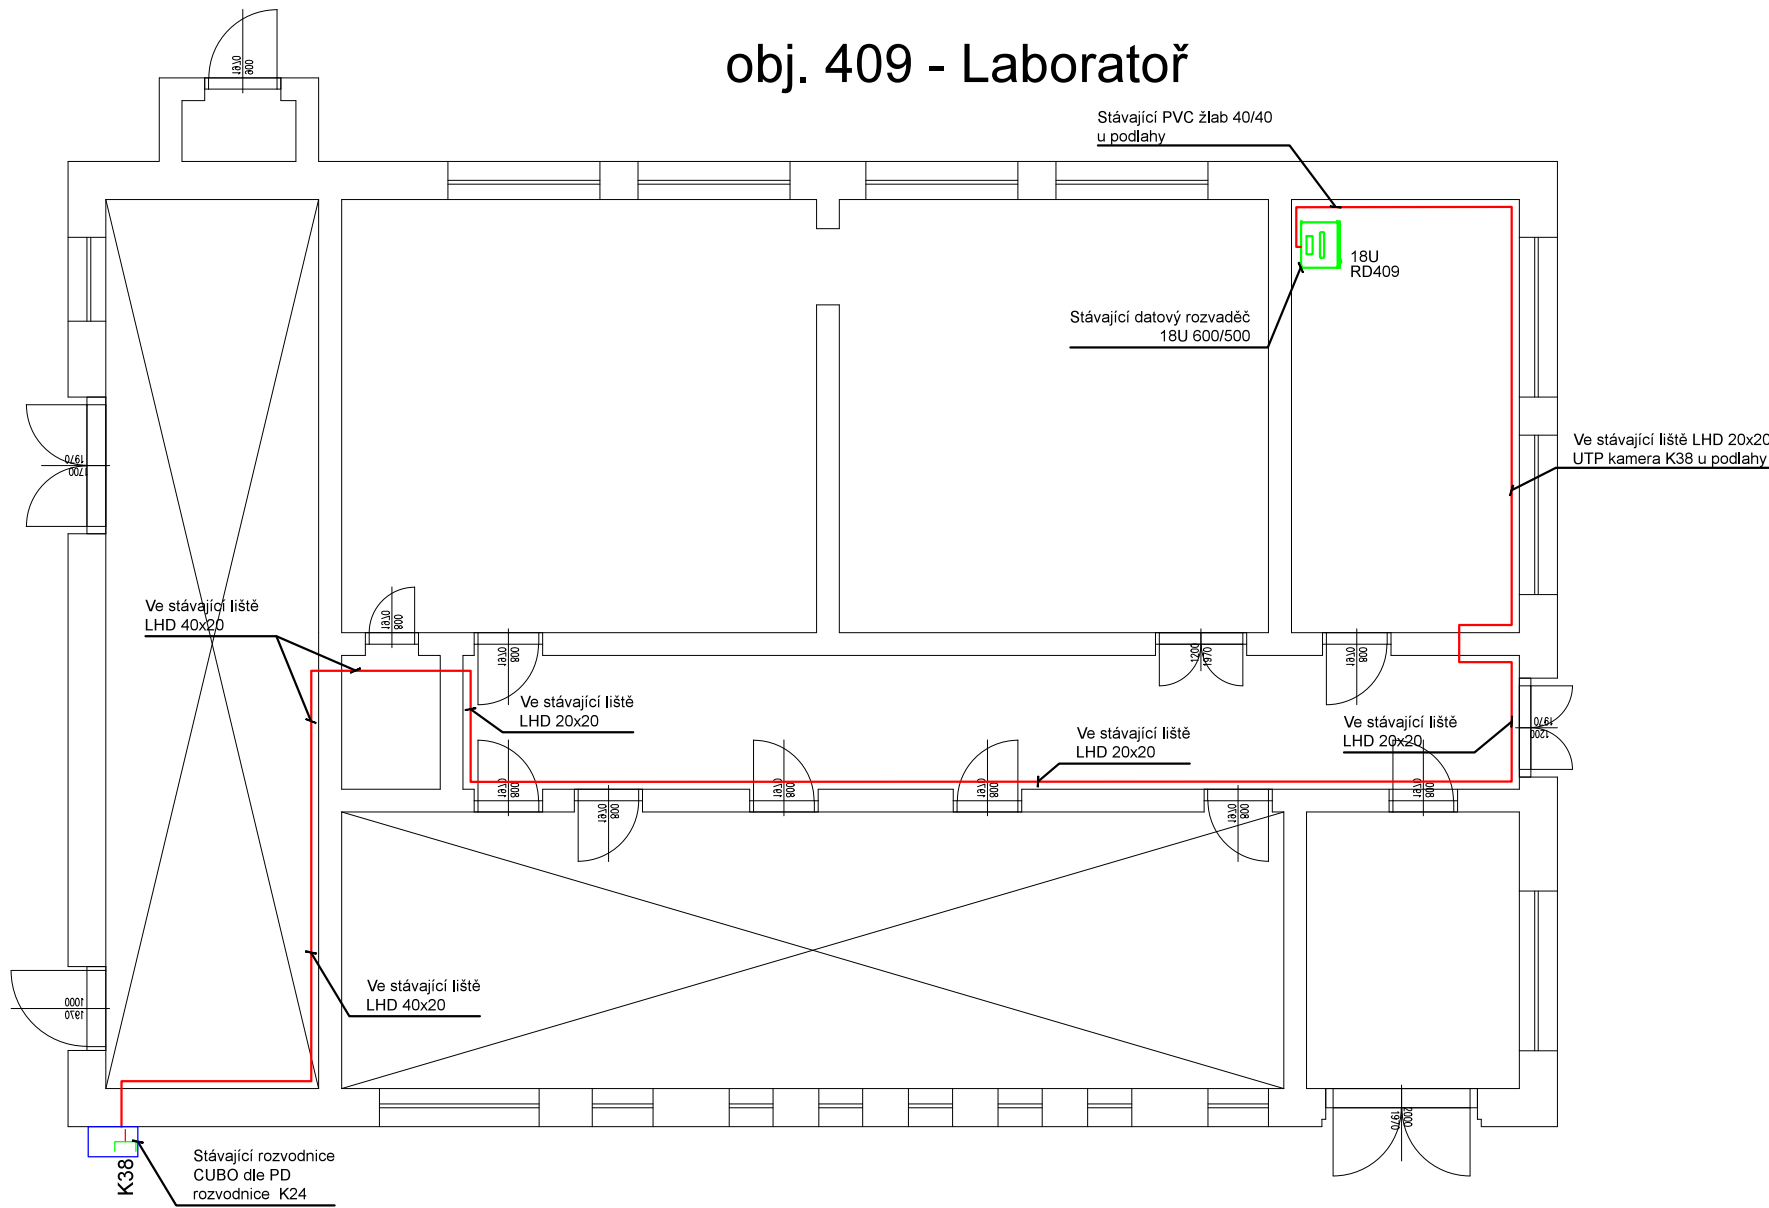

POZNÁMKA - OBJEKT 409:

**Strukturovaná kabeláž**  
Nová kamera bude napojena pomocí kabelu UTP cat.5e ze stávajícího datového rozvaděče

**Datový rozvaděč**  
Pro zakončení nových rozvodů SKR bude použit stávající patch panel.

**Kabelové trasy**  
Pro vedení kabeláže budou použity stávající LHD lišty. Předpokládané vedení kabelových tras je znázorněno v půdorysu objektu. Zákres koncových zařízení je informativního charakteru. Přesné umístění zařízení a vedení kabelových tras bude řešeno dle požadavků investora. Montážní firma zanes veškeré změny do montážního paré, které předá ke zpracování PD skutečného stavu.  
Veškeré prostupy požárně dělicími konstrukcemi budou utěsněny dle ČSN 730802!

<div>Zhotovitel projektu:</div> <div></div>	<b>PINET projekt s.r.o.</b> Máchova 2328, 256 01 Benešov IČO: 24274950, DIČ: CZ24274950 T: 317 702 560, E: info@pinetprojekt.cz		Zodp. projektant :	Ing. J. Veselý
			Vypracoval :	Ing. J. Veselý
			Kontroloval :	M. Pilát

AKCE ČEPRO, a.s., STŘEDISKO TŘEMOŠNÁ ROZŠÍŘENÍ POŽÁRNÍCH A BEZPEČNOSTNÍCH SYSTÉMŮ			PATROL	
ČÁST ROZVODY LAN PRO CCTV			ZAKÁZKA 11422591	
VÝKRES SO 409 – LABORATOŘ PŮDORYS OBJ. 409			ČÍSLO VÝKRESU  13	VÝTISK
INVESTOR ČEPRO, a.s., DĚLNICKÁ 12/213, 170 04 PRAHA 7				
ZODPOVĚDNÝ PROJEKTANT Ing. J. Veselý		MĚŘÍTKO 1 : 100	REVIZE  1	
PROJEKTANT Ing. J. Veselý		FORMÁT 2A4		
KRESLIL Ing. J. Veselý		STUPEŇ DPS		