


obj. 402 - Rozvodna

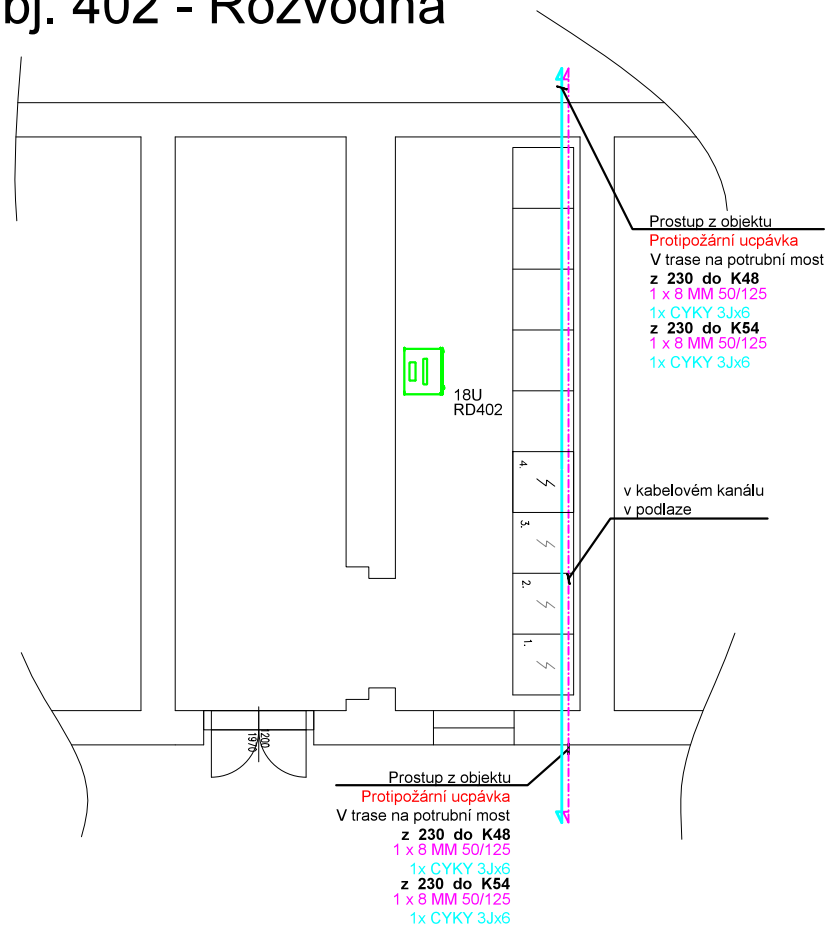

LEGENDA ROZVODŮ:

Značka	Zkratka	Popis
	DR	DATOVÝ ROZVADĚČ
	OPT	OPTICKÁ KABELÁŽ
		ROZVODY NN

POZNÁMKA - OBJEKT 402:

Objektem bude procházet v kabelovém prostoru kabeláž pro kamery. Veškeré prostupy požárně dělícími konstrukcemi budou utěsněny dle ČSN 730802!

<div>Zhotovitel projektu:</div> <div></div>	<b>PINET projekt s.r.o.</b> Máchova 2328, 256 01 Benešov IČO: 24274950, DIČ: CZ24274950 T: 317 702 560, E: info@pinetprojekt.cz	Zodp. projektant : Ing. J. Veselý
		Vypracoval : Ing. J. Veselý
		Kontroloval : M. Pilát

AKCE ČEPRO, a.s., STŘEDISKO TŘEMOŠNÁ ROZŠÍŘENÍ POŽÁRNÍCH A BEZPEČNOSTNÍCH SYSTÉMŮ			PATROL	
ČÁST ROZVODY LAN PRO CCTV			ZAKÁZKA 11422591	
VÝKRES SO 402 – ROZVODNA PŮDORYS OBJ. 402			ČÍSLO VÝKRESU  12	VÝTISK
INVESTOR ČEPRO, a.s., DĚLNICKÁ 12/213, 170 04 PRAHA 7				
ZODPOVĚDNÝ PROJEKTANT Ing. J. Veselý		MĚŘÍTKO 1 : 100	REVIZE  1	
PROJEKTANT Ing. J. Veselý		FORMÁT 2A4		
KRESLIL Ing. J. Veselý		STUPEŇ DPS		