




Řez C-C:

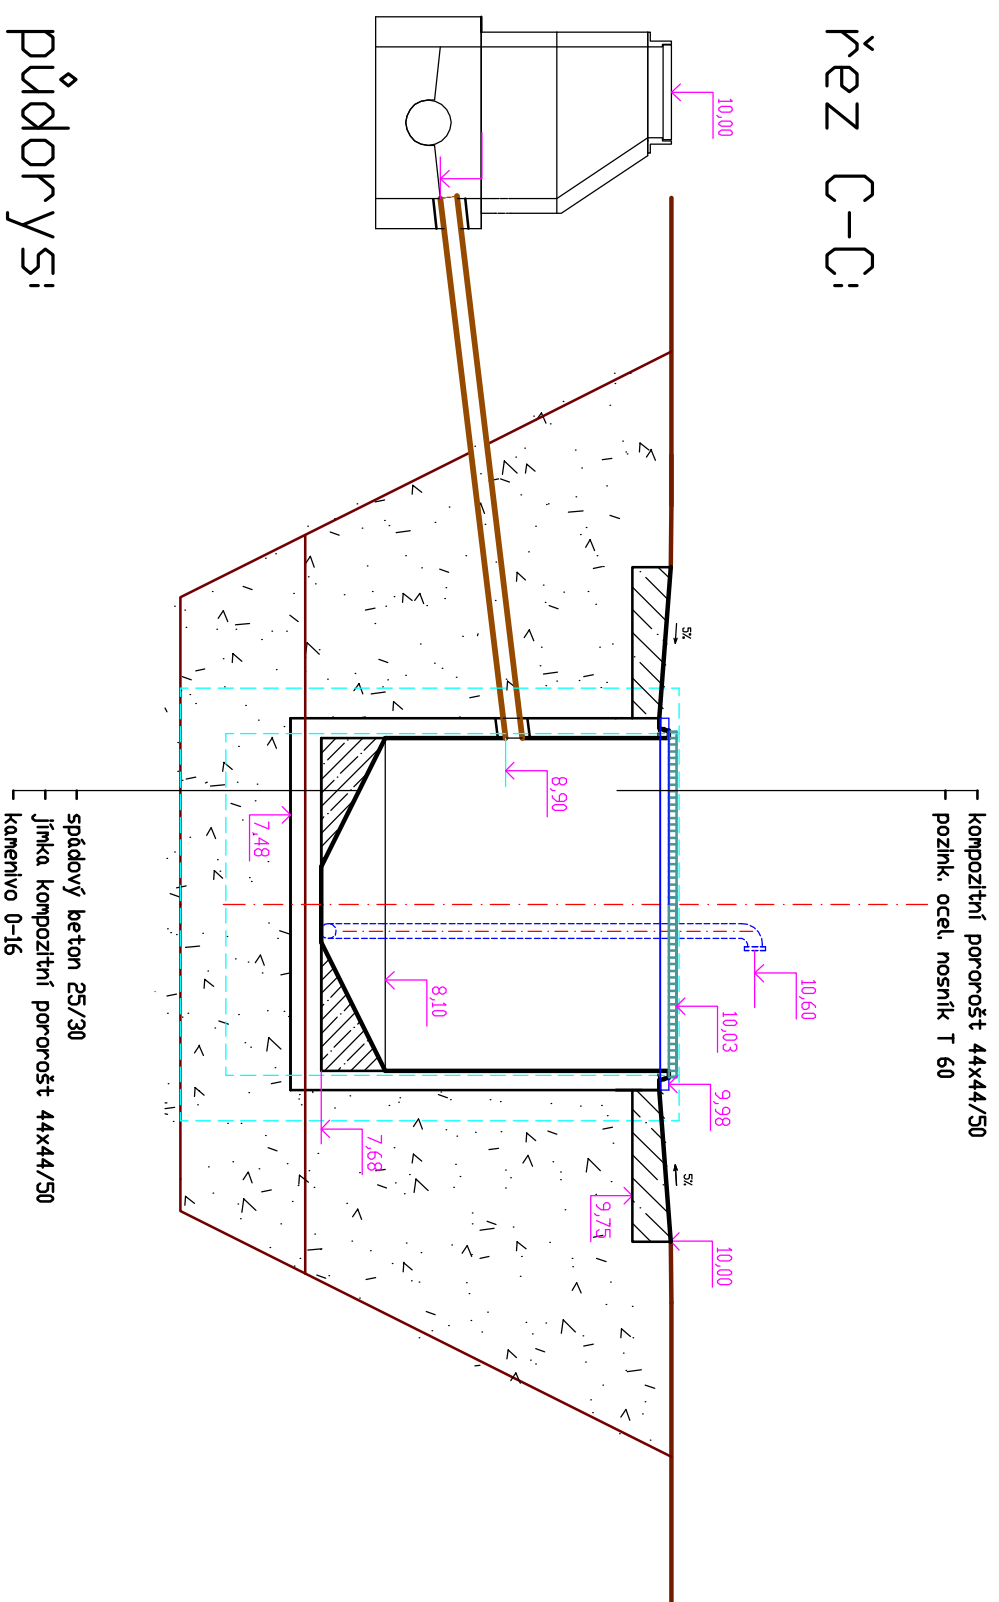

Zakrytí jímky:

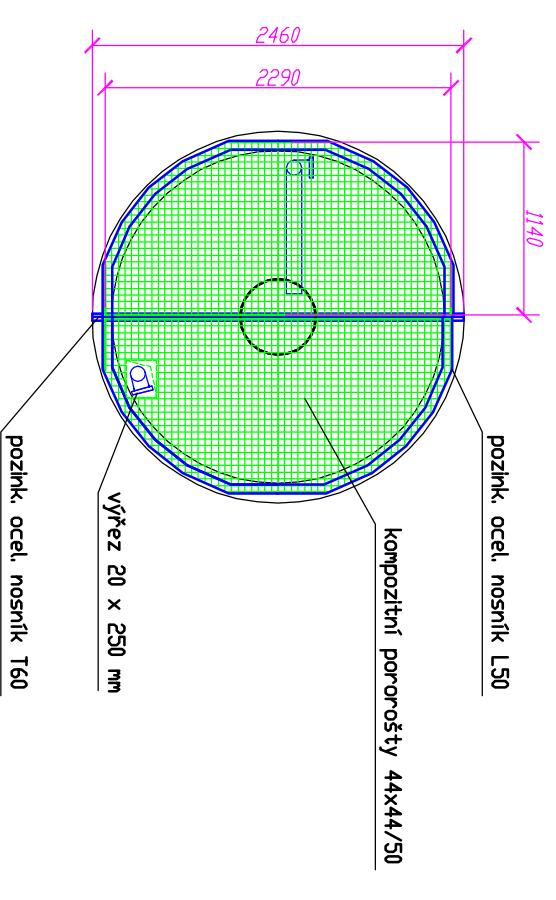

půdorys:

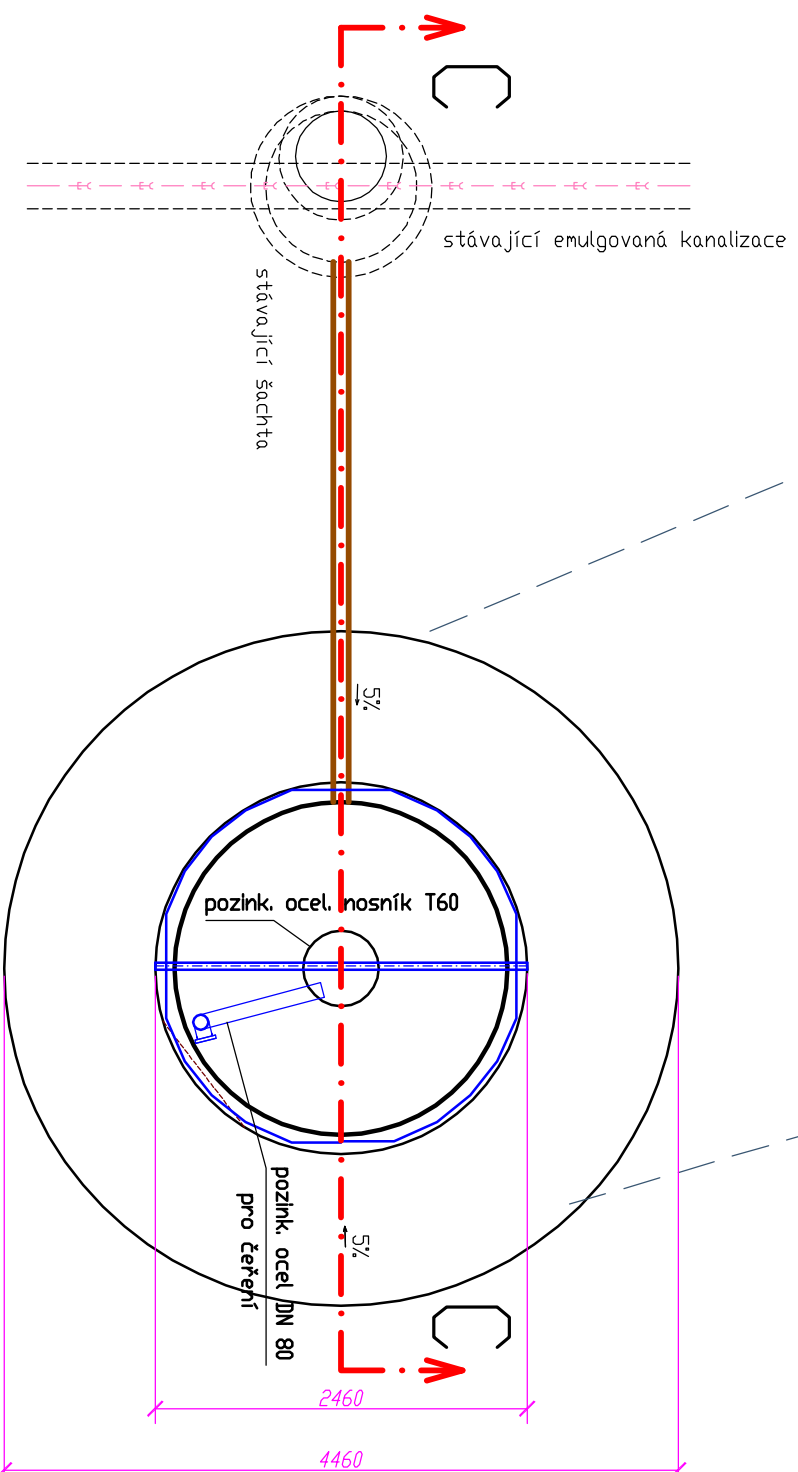

Autor projektu:	Ing. Robert Klement	Ing. Robert Klement	Klostermannova 3190
Vypracoval:	Ing. Robert Klement	<i>Robert Klement</i>	438 01 Žatec
Stavebník:	ČEPRO, a.s. Dělnická 12; č.p. 213, 170 04 Praha 7	ČEPRO, a.s. Dělnická 12; č.p. 213, 170 04 Praha 7	IČ: 133 62 887
Objednatel:	ČEPRO, a.s. Dělnická 12; č.p. 213, 170 04 Praha 7	ČEPRO, a.s. Dělnická 12; č.p. 213, 170 04 Praha 7	tel. 777 22 52 46
Stupeň:	DPS	DPS	email: robertklement@email.cz
Akce:	ČEPRO Mstětice	ČEPRO Mstětice	Zakázkové č. : 14 11 02
Obsah:	jímka na výplach CAS vozů	jímka na výplach CAS vozů	Datum: duben 2015
	D.4 Nová jímka	D.4 Nová jímka	St. grad: Brandýs n. L.
			Formát: 2 x A4
			Měřítko: 1 : 50
			Paré číslo :

