
 



M 1:100

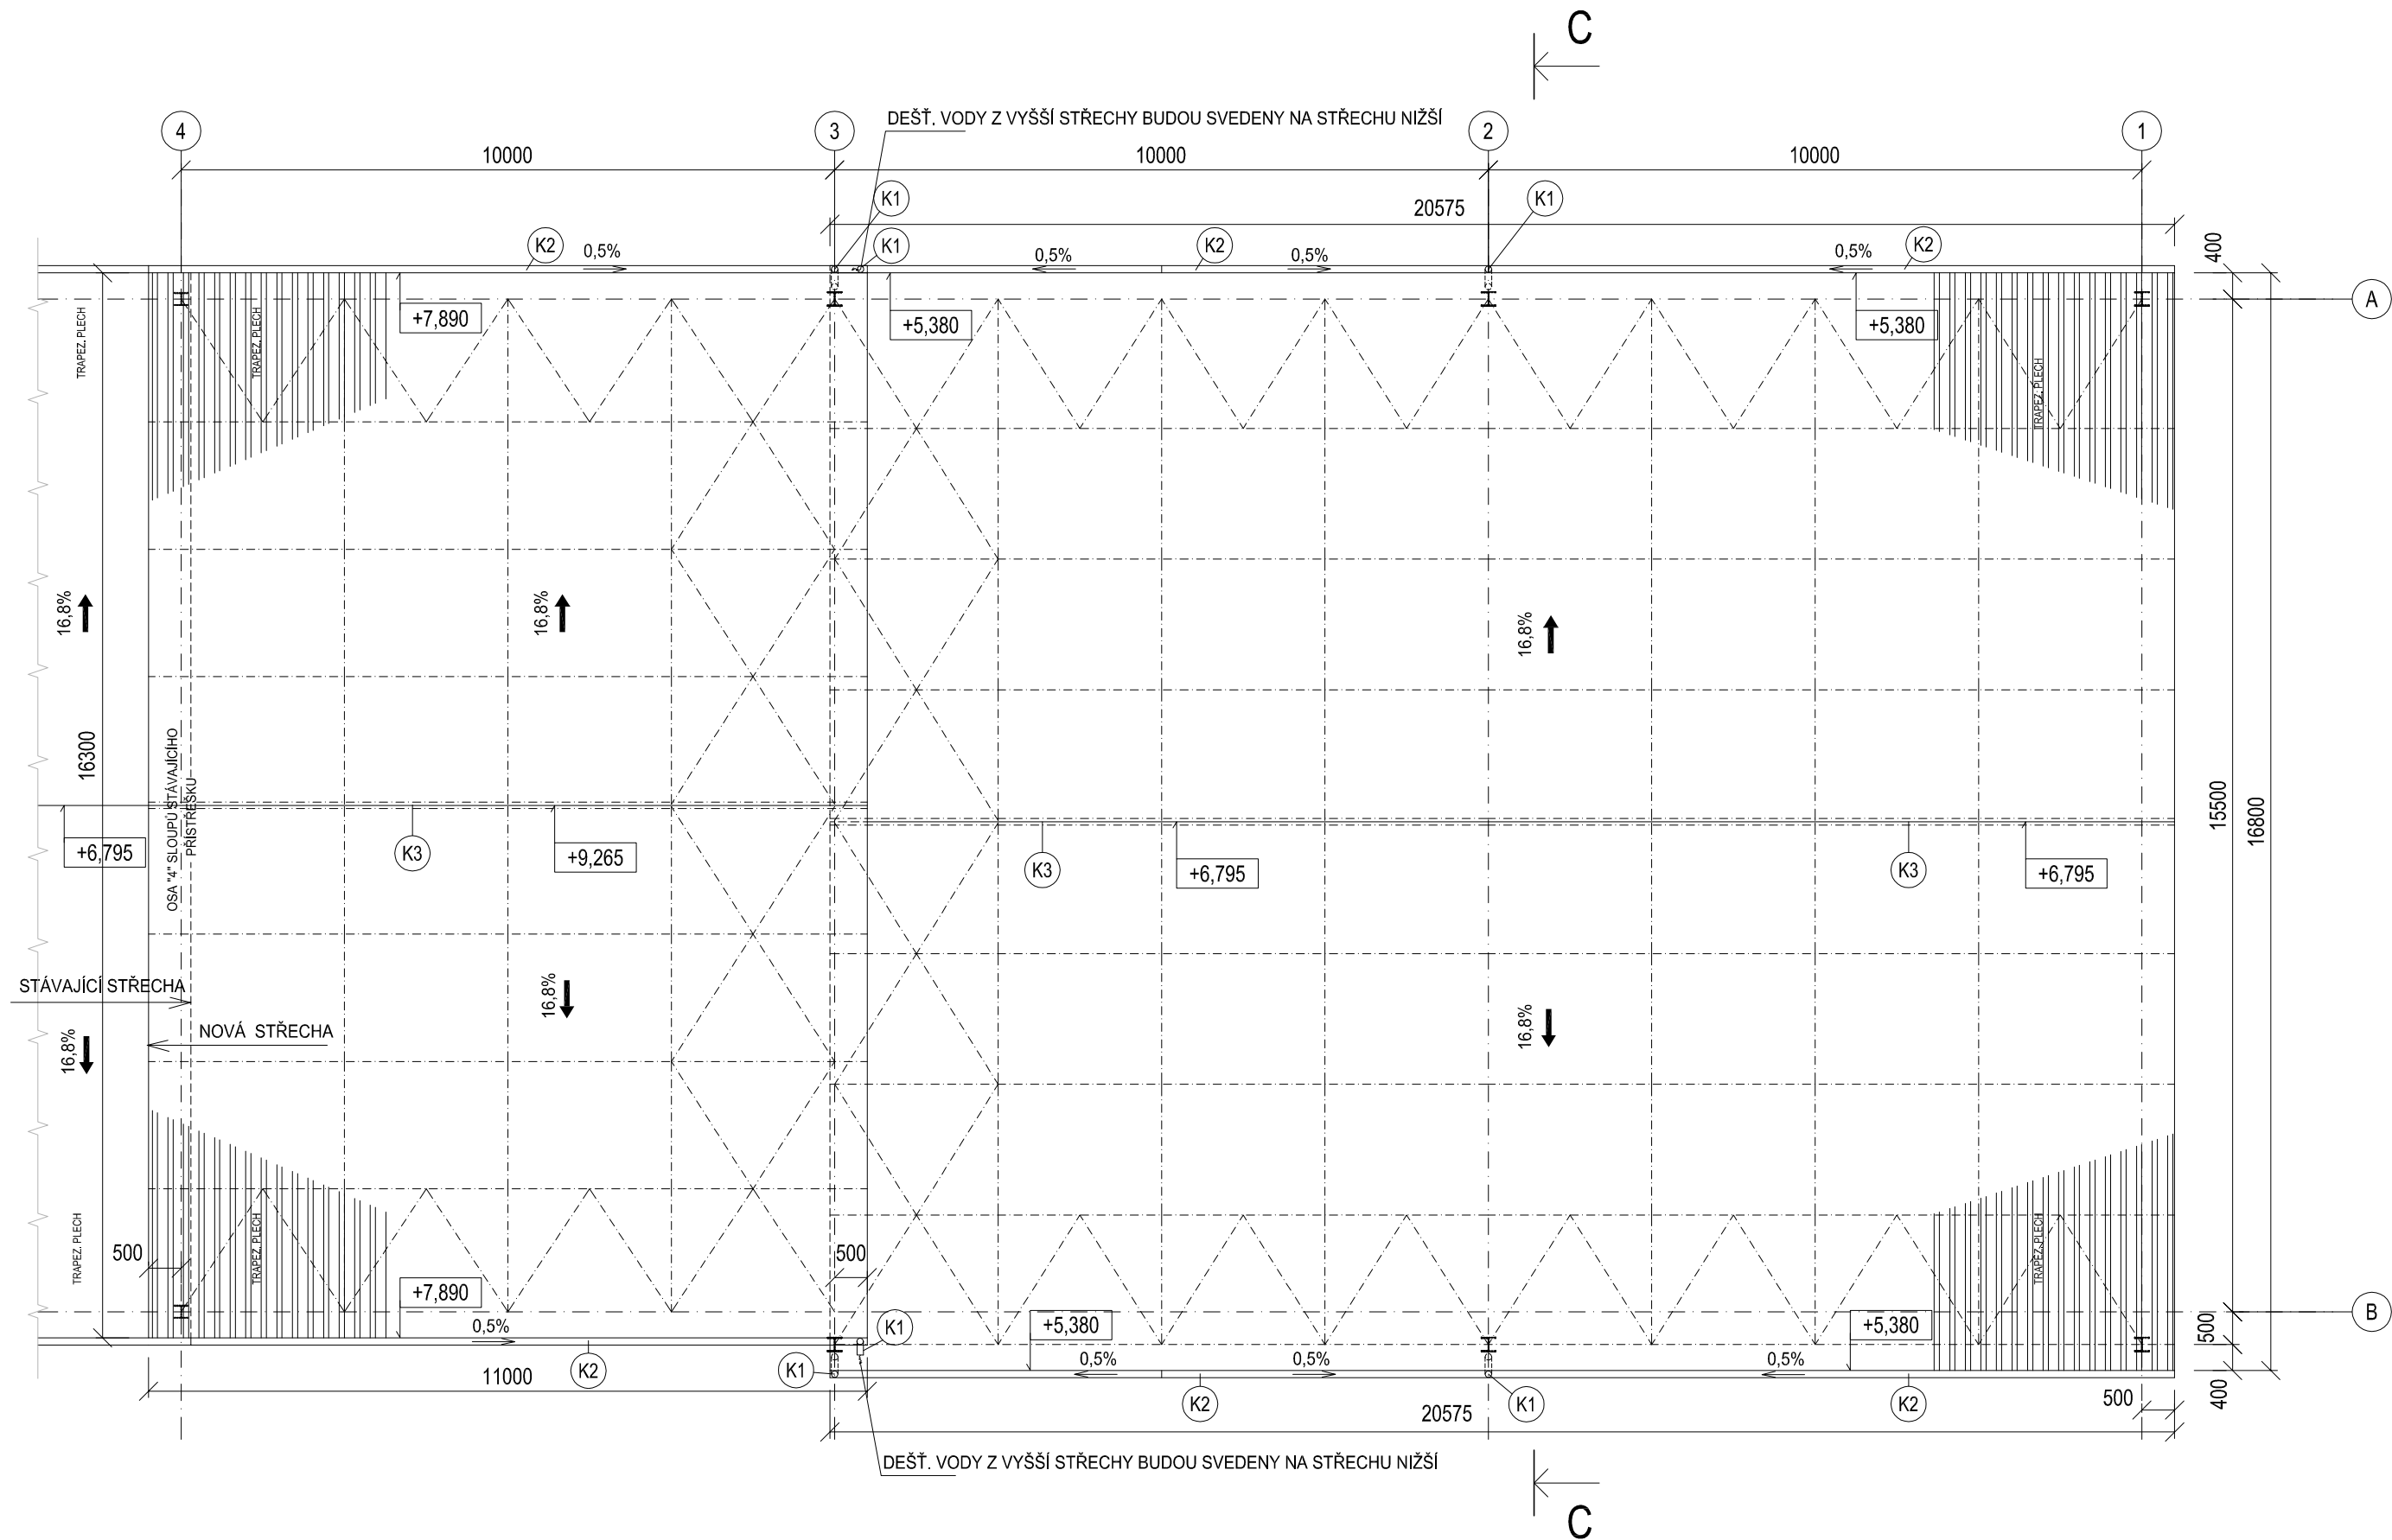

 


M 1:100

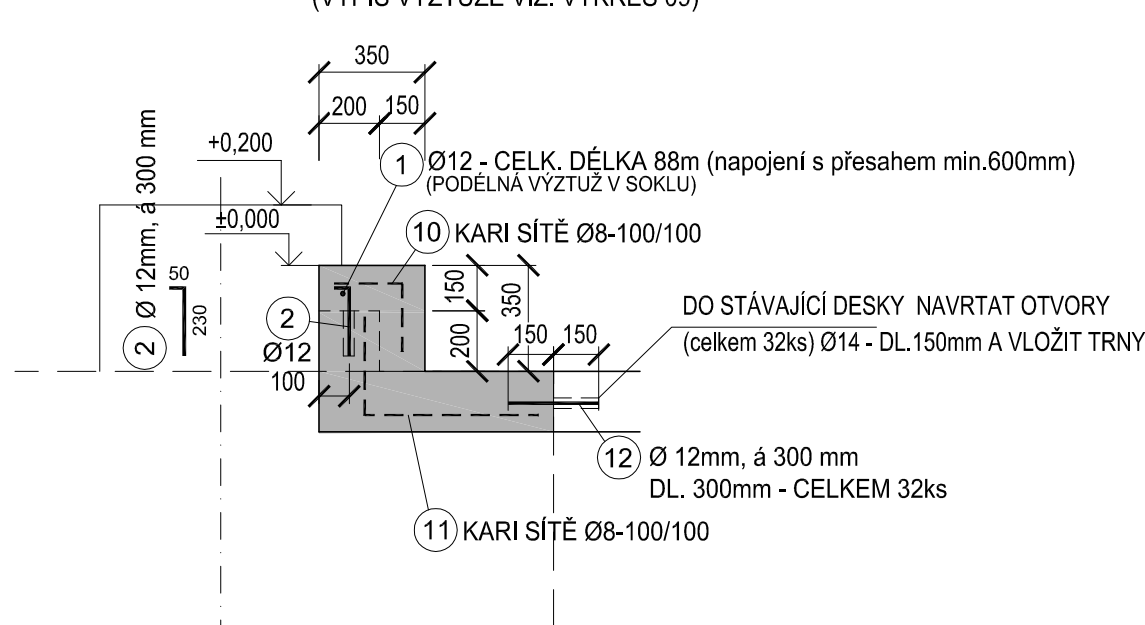

SOUŘADNICOVÝ SYSTÉM S-JTSK, VÝŠKOVÝ SYSTÉM Bp

VÝPIS KLEMPÍŘSKÝCH VÝROBKŮ "K"

POL.	SCHÉMA	POPIS	RŠ	POČET			ODKAZ
					m'	m2	
K1		KRUHOVÁ ODPAKOVÁ ROURA ø=810mm VČ. OSMÍKEM, A SKŘÍVĚHO POTRUBÍ LAKOVANÝ POZINK. PLECH F42z TL 0,63mm OBJEMKY PO 2m	250		34,20	ČSN 73 3610	
K2		PODKAPNÍ ŽLAB POLKRUHOVÝ ø=110mm VČ. KOTLIČKU A ČEL LAKOVANÝ POZINK. PLECH F42z TL 0,63mm HÁKY PO 1m, ČELKEM 66 ks	330		63,15	ČSN 73 3610	
K3		OPLECHOVÁNÍ HŘEBENE STŘECHY LAKOVANÝ POZINK. PLECH F42z TL 0,63mm	700		31,60	ČSN 73 3610	

	VAE SPRINKLERS, s.r.o. nám. J. Gagarina 233/1 710 00 Ostrava tel: +420 734 586 401 vae.sprinklers@vaesprinklers.cz www.vaesprinklers.cz	STUPĚŇ DOKUMENTACE/DOCUMENTATION PHASE		ČÍSLO PŘÍKAZU/NO.
		DOKUMENTACE PRO PROVEDENÍ STAVBY		
		VYPRACOVAL/ELABORATED BY		Ing. Jaroslava Šíroká
ČÁST PROJEKTU/PART OF PROJECT		KONTROLOVAL/CHECKED BY	Ing. Martin Felix	
D.1.1 ARCHITEKTONICKO-STAVEBNÍ ŘEŠENÍ		DATUM/DATE	30.04.2021	Č. ZAK./CONTRACT NO. 2020-2-013
D.1.2 STAVEBNĚ KONSTRUKČNÍ ŘEŠENÍ				
NÁZEV PROJEKTU/ PROJECT NAME	ROZŠÍŘENÍ PBZ NA SKLADĚ PHL ČEPRO A.S. KLOBOUKY			MĚŘÍTKO/SCALE 1:100
MÍSTO STAVBY/SITE LOCATION	KLOBOUKY U BRNA			REVIZE/REVISION
INVESTOR	ČEPRO a.s., Dělnická 213/12, 170 00 Praha 7			0
NÁZEV VÝKRESU/TITLE	PŮDORYS ±0,000, PŮDORYS STŘECHY			VÝKRES ČÍSLO/DRAWING NO. 07