



PŮDORYS ZÁKLADŮ

M 1:100

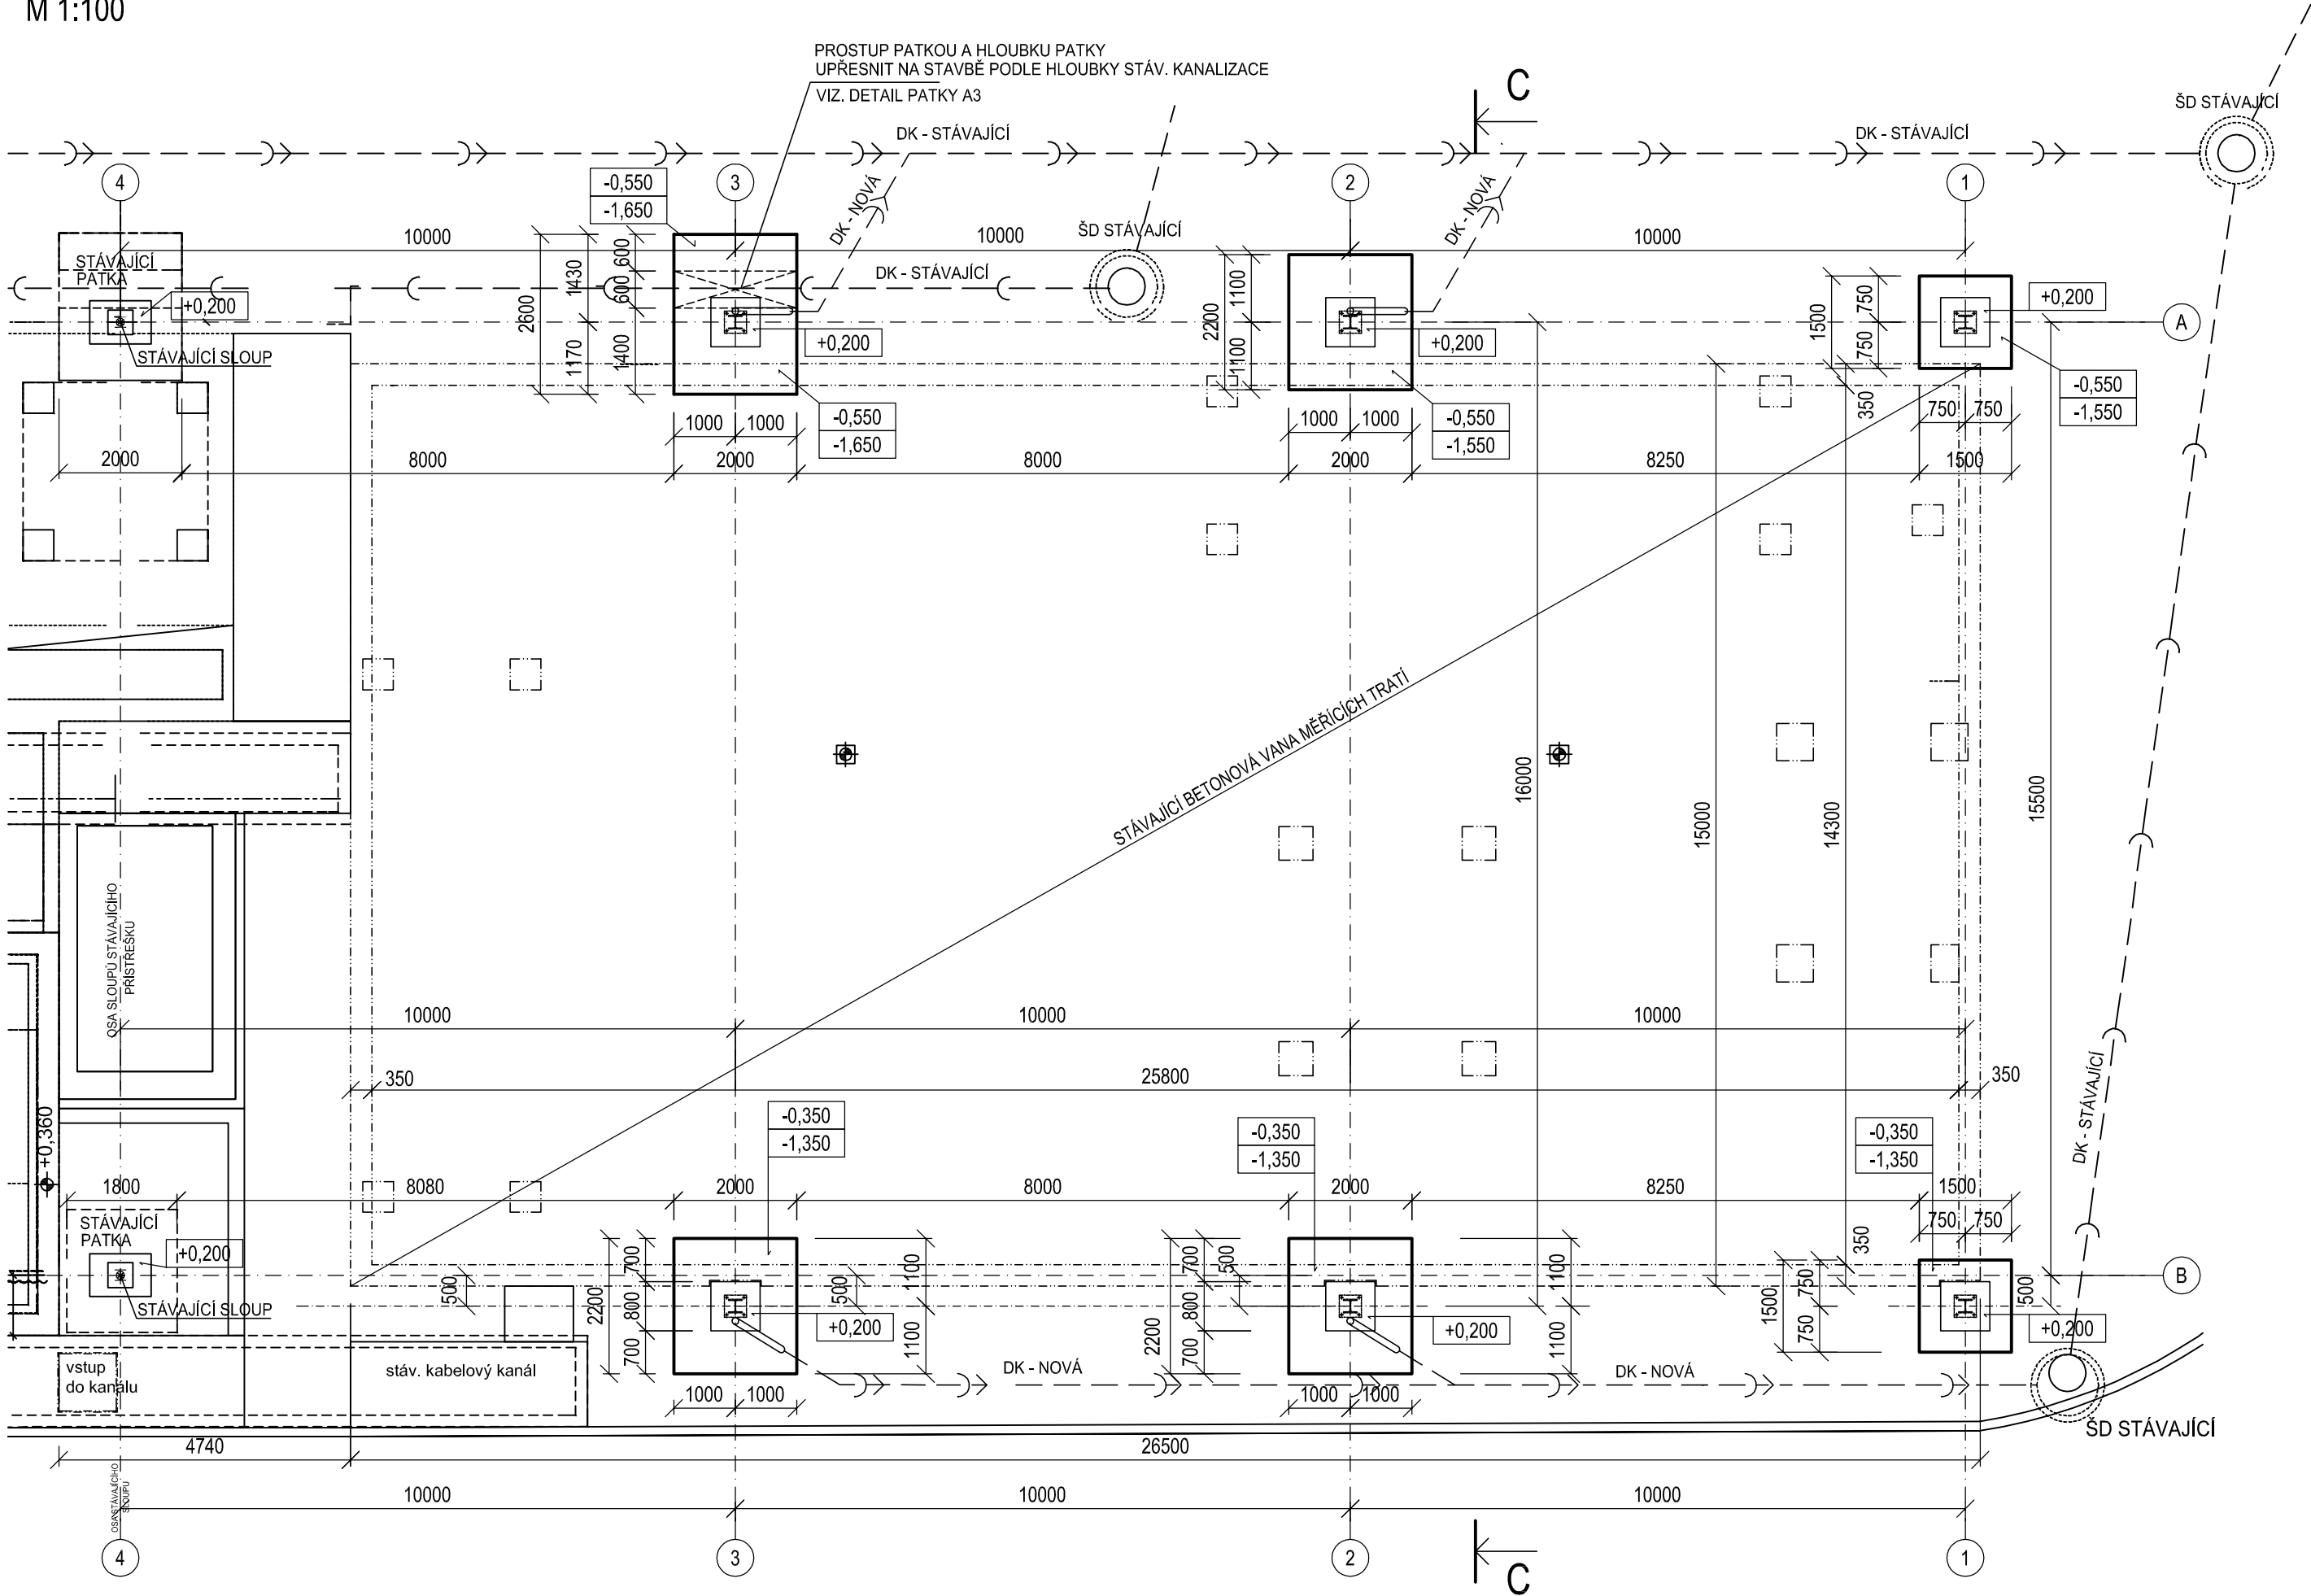


ZÁKLADOVÁ PATKA A1
PŮDORYS

M1:25

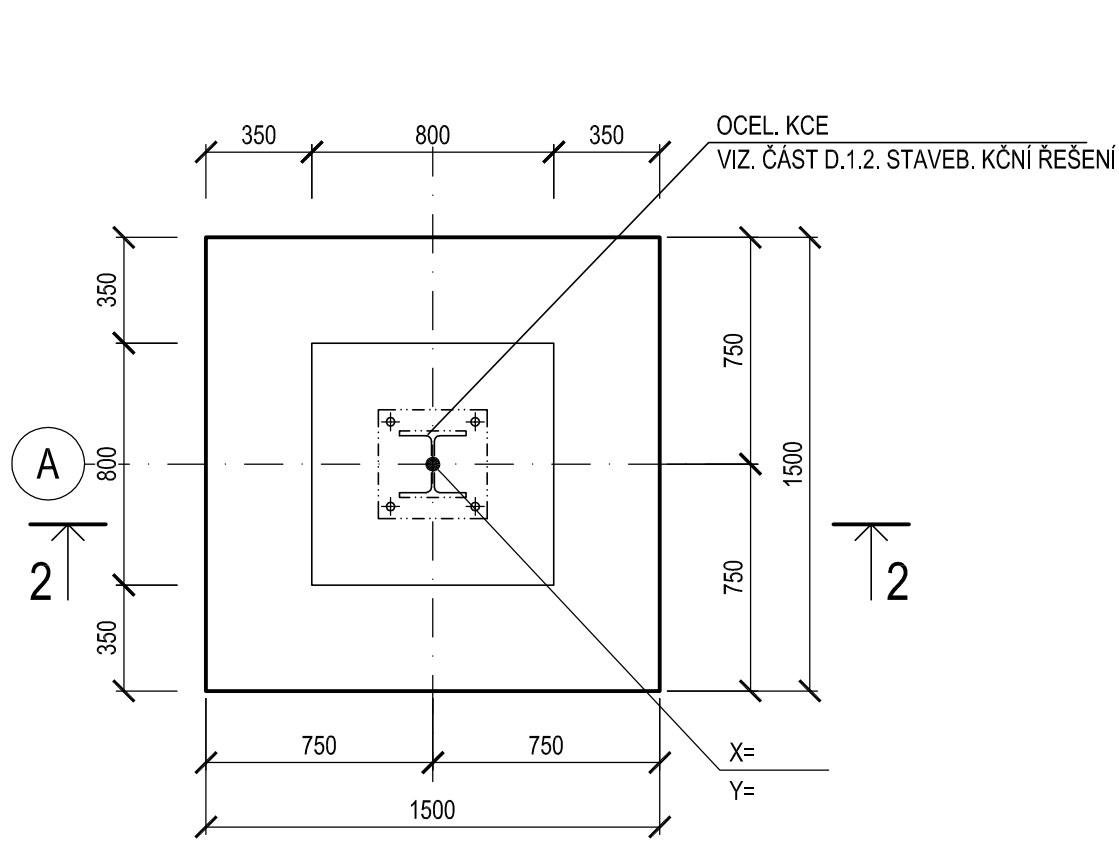


ŘEZ 2-2

M1:25

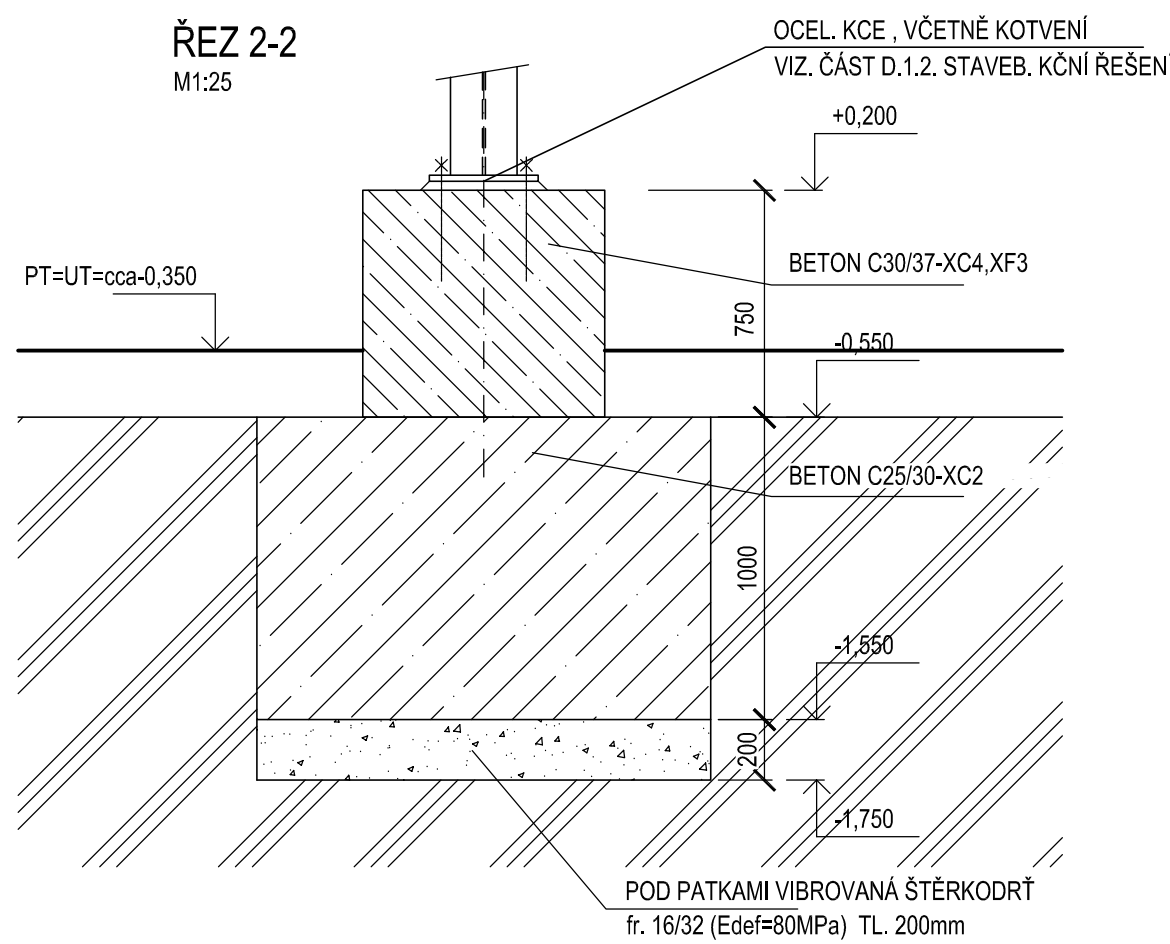


ZÁKLADOVÁ PATKA A2
PŮDORYS

M1:25

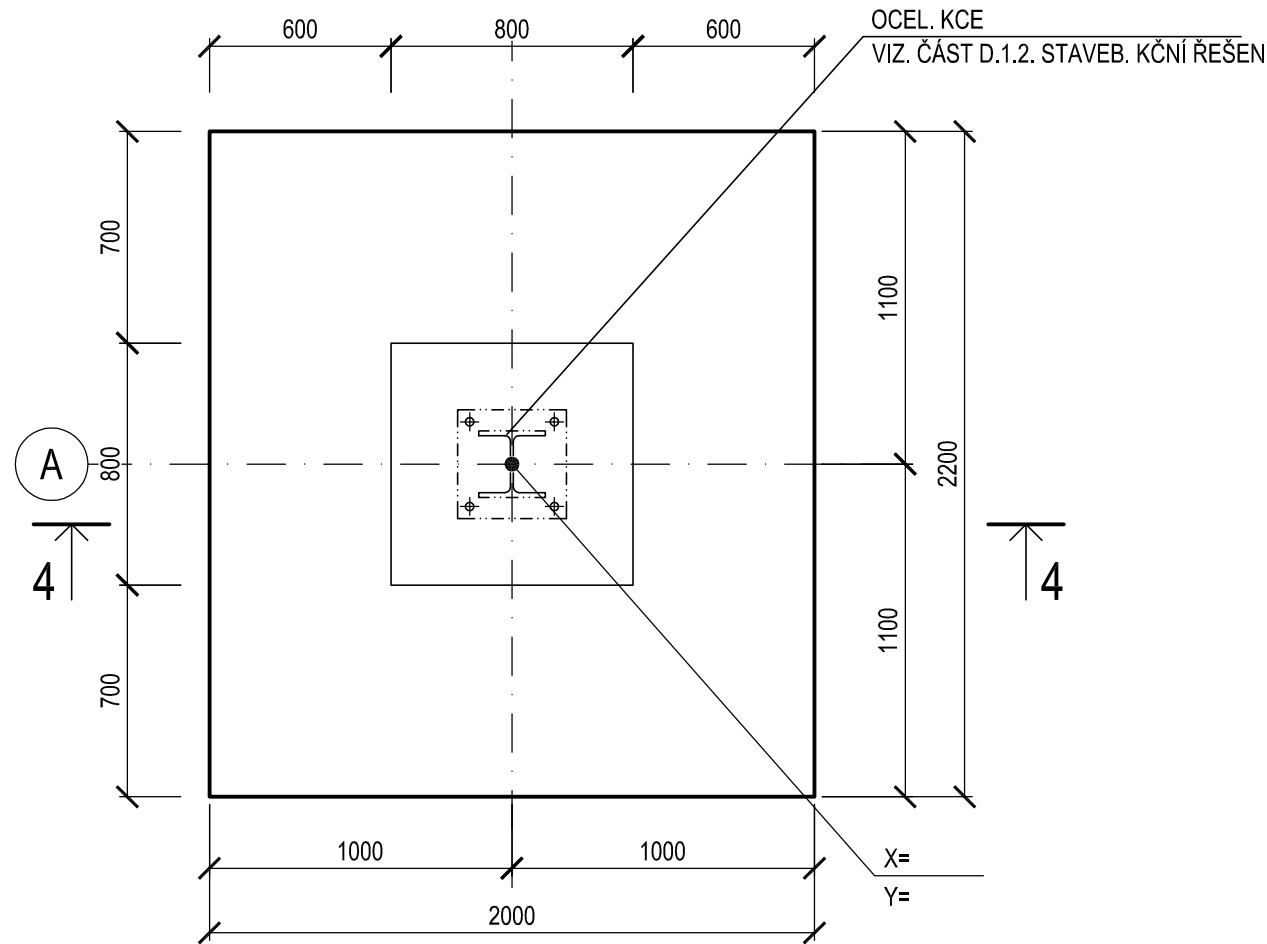


ŘEZ 4-4

M1:25

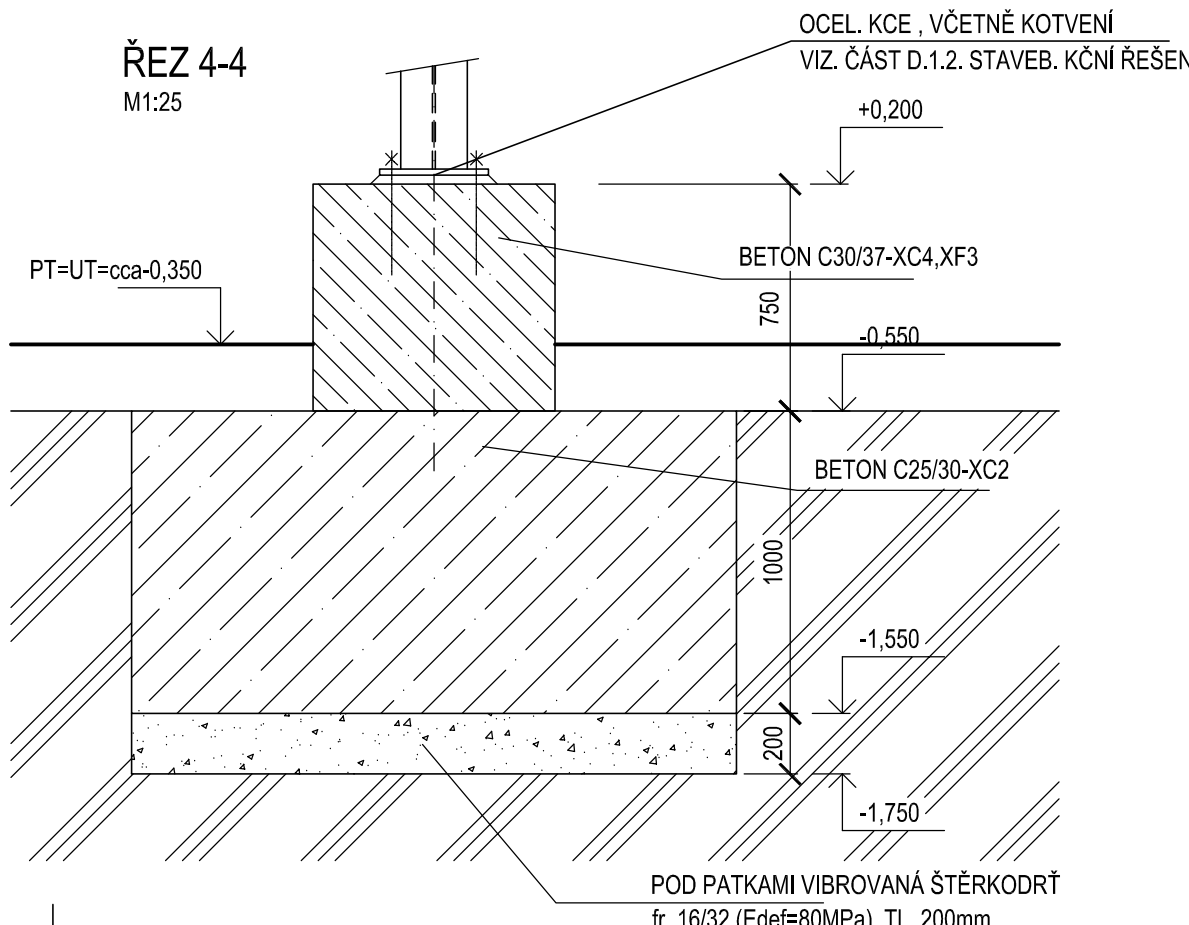


ZÁKLADOVÁ PATKA B1
PŮDORYS

M1:25

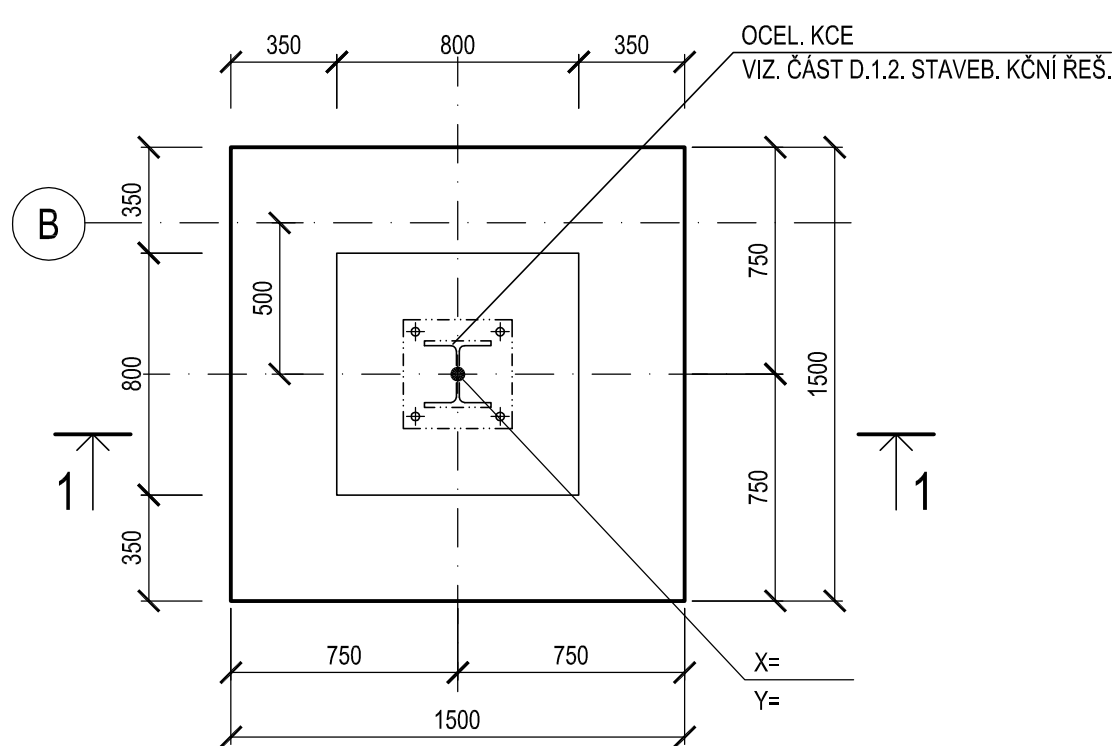


ŘEZ 1-1

M1:25

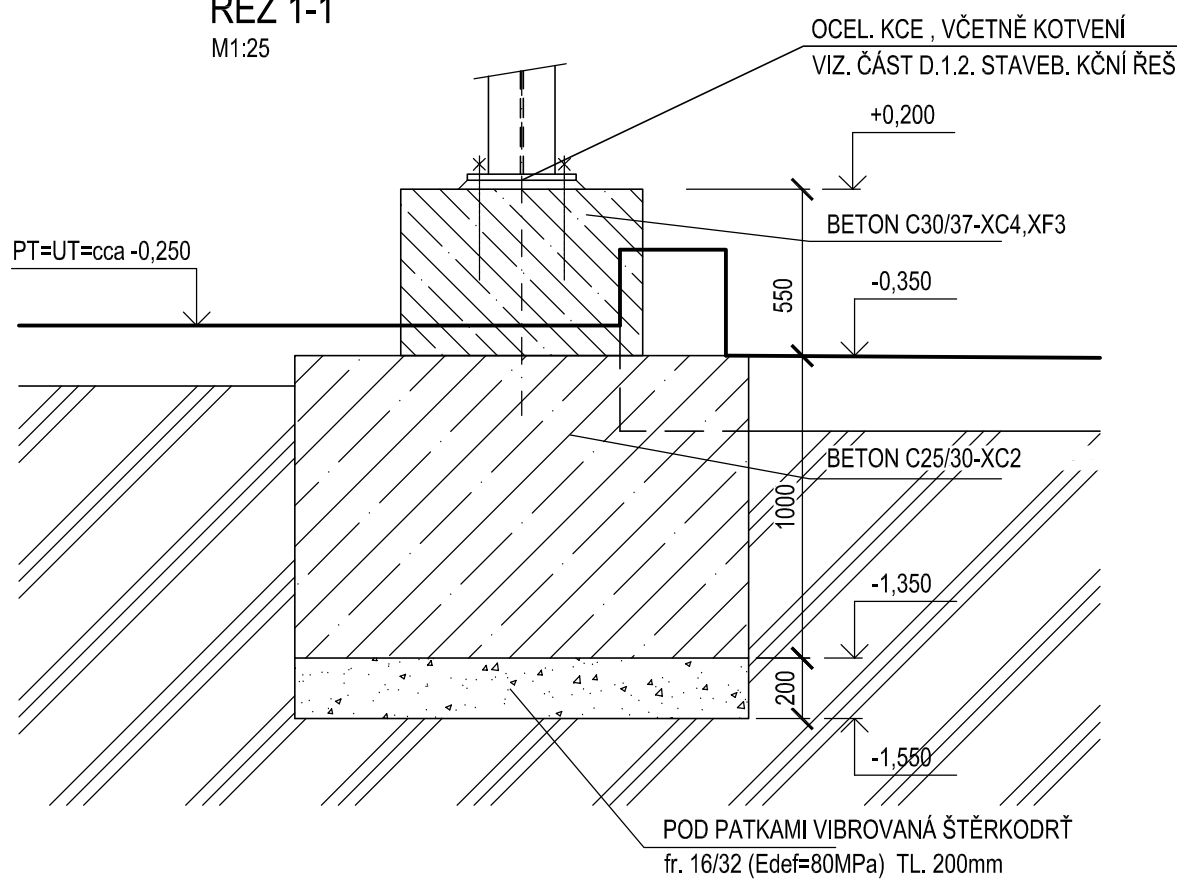


ZÁKLADOVÁ PATKA B2, B3
PŮDORYS

M1:25

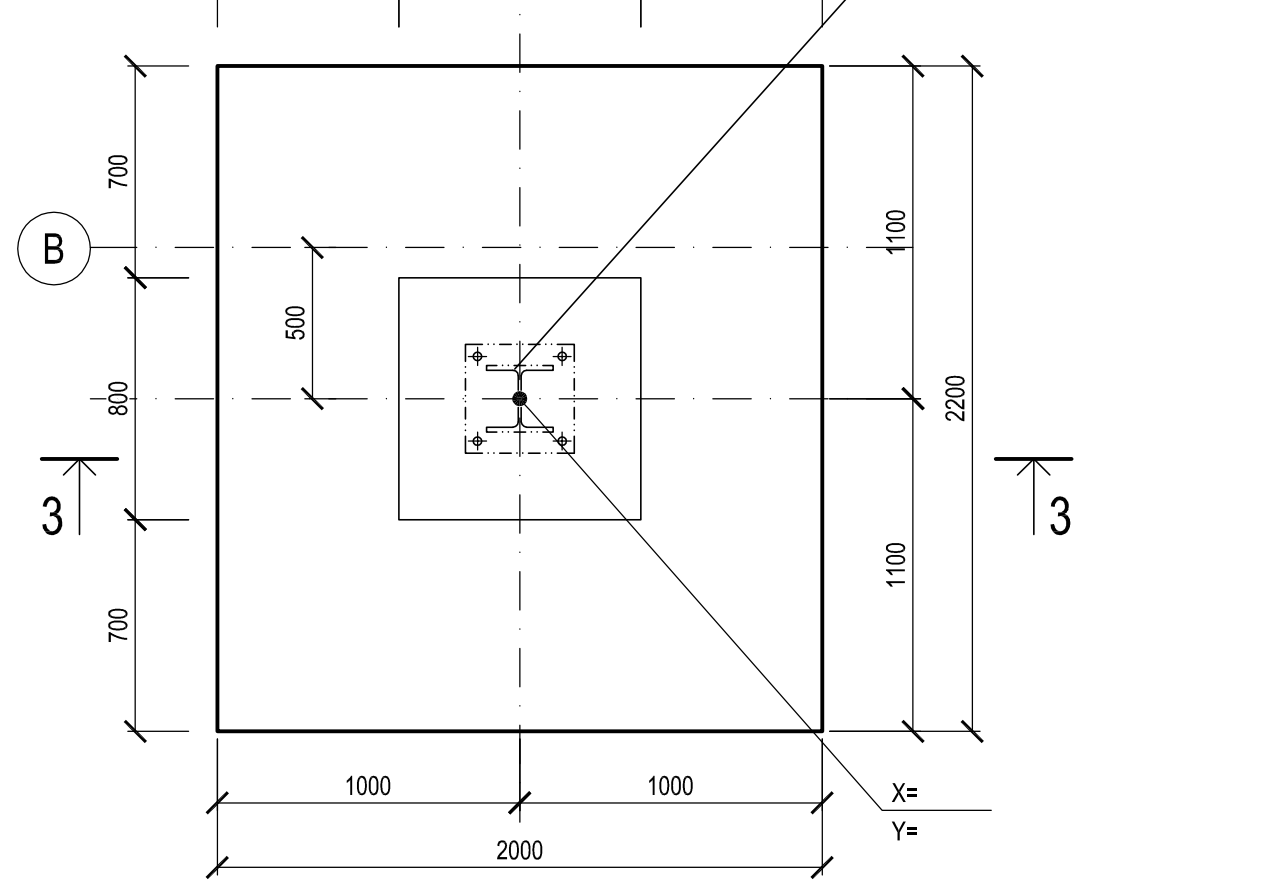


ŘEZ 3-3

M1:25

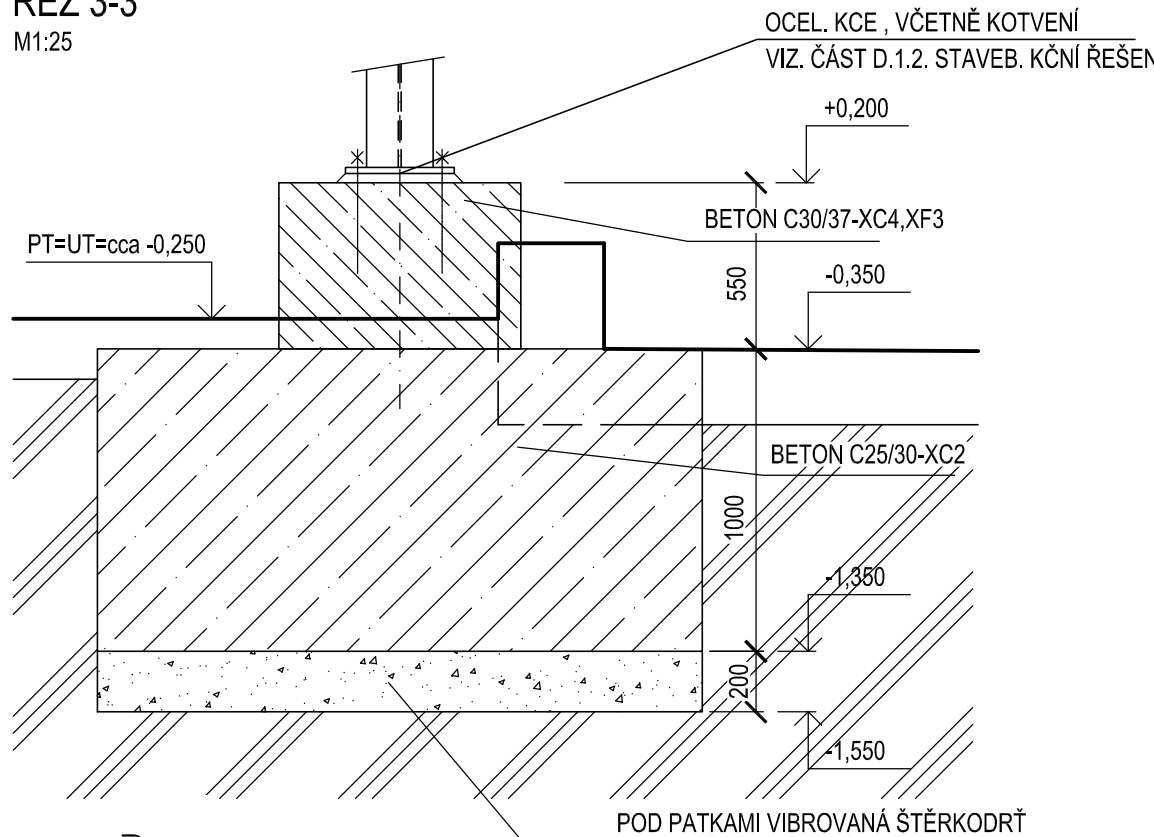



ZÁKLADOVÁ PATKA A3
PŮDORYS

M1:25

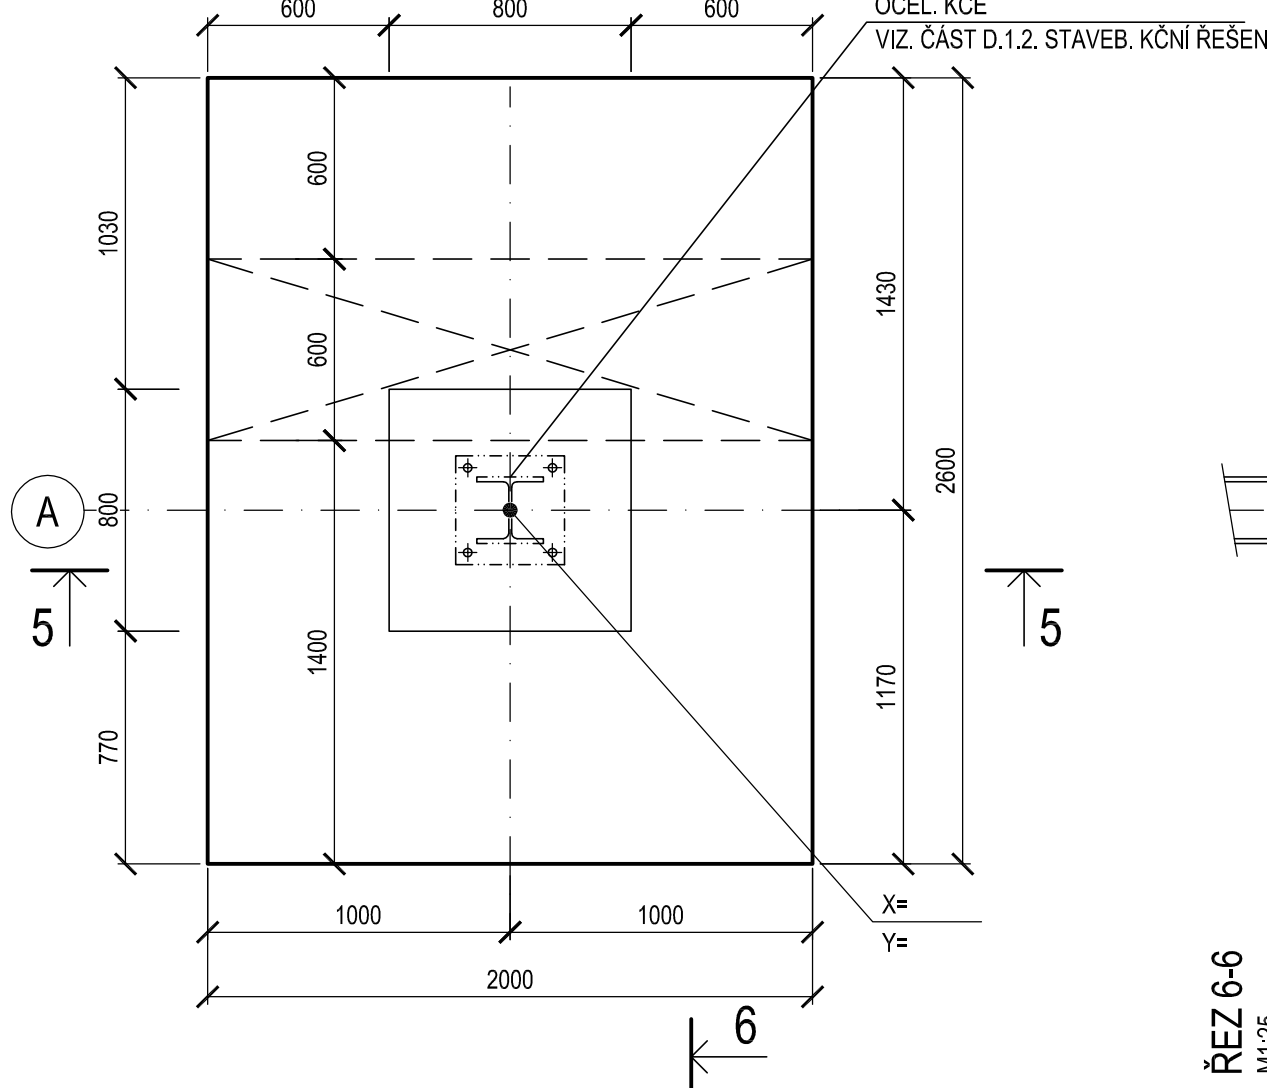

ŘEZ 5-5

M1:25

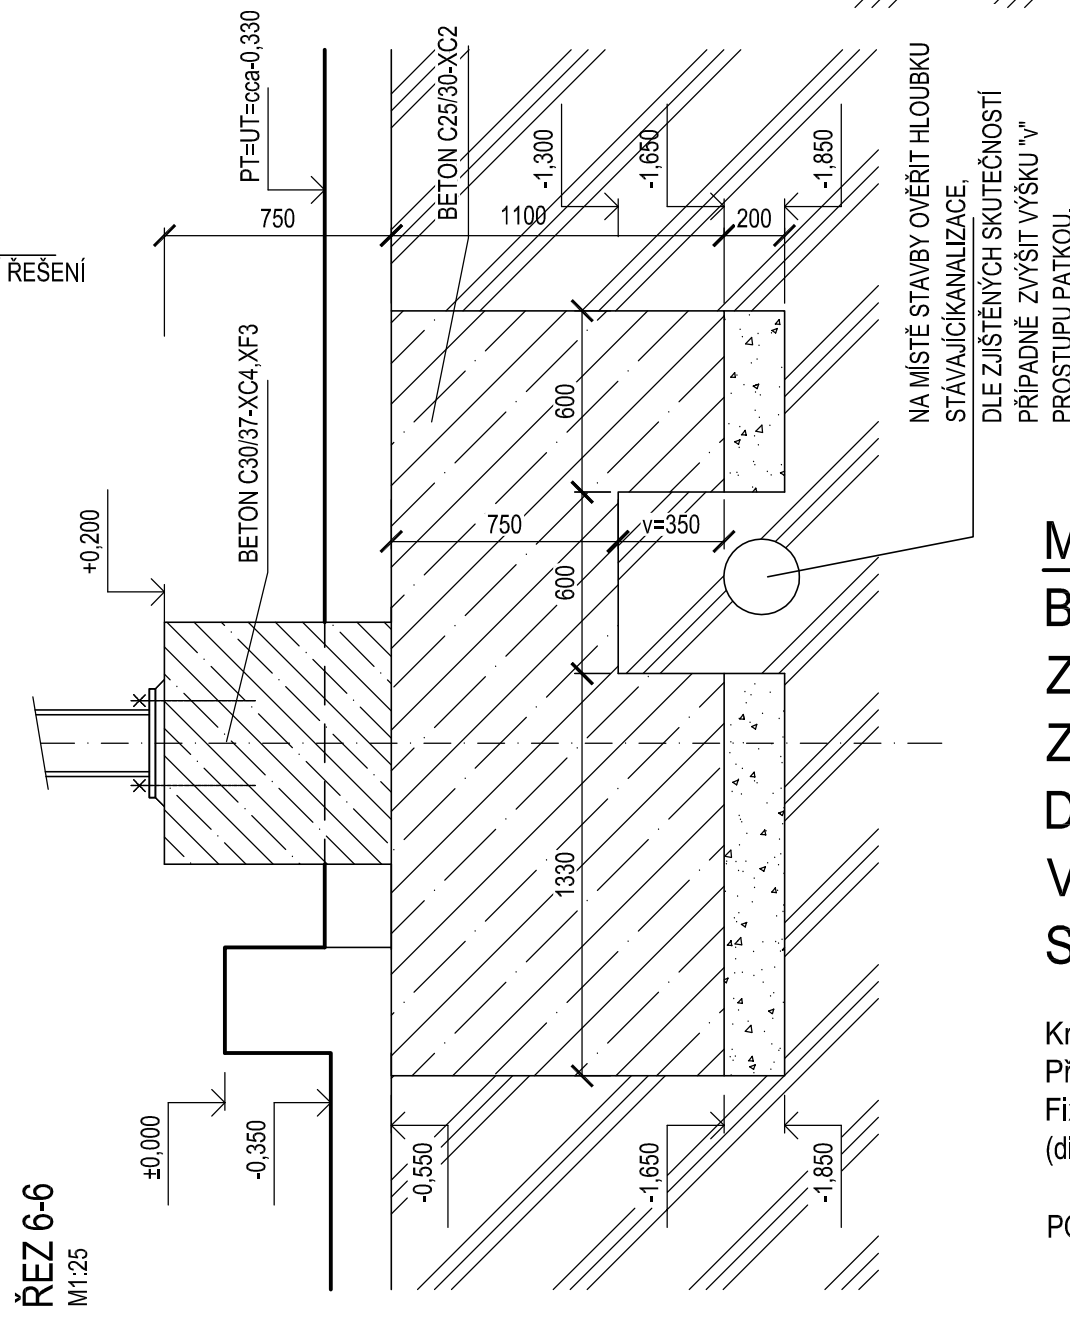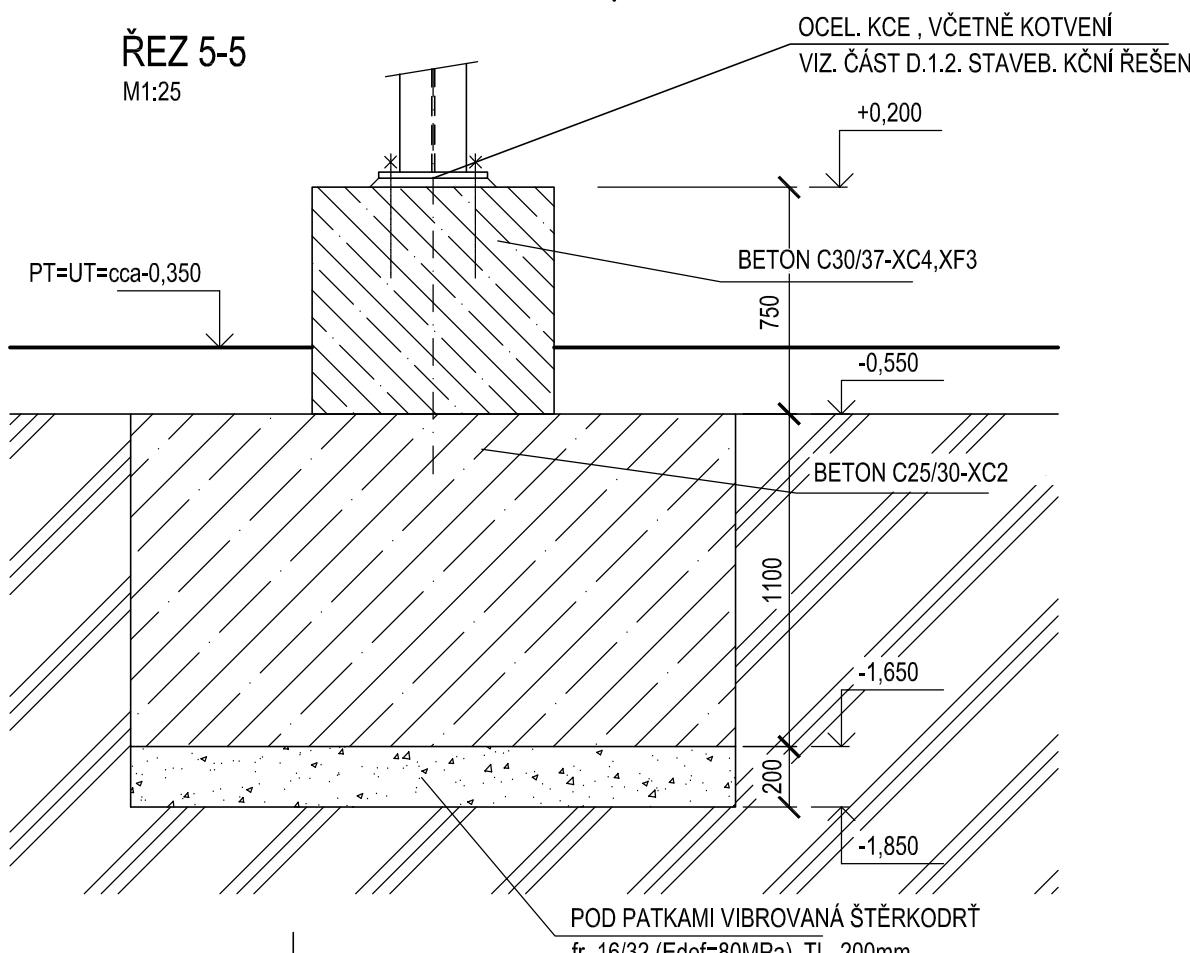

MATERIÁLY:

- BETON ČSN EN 206
- ZÁKLAD. PATKY (NADZEMNÍ ČÁST) - C30/37 - XC4 - XF3
- ZÁKLAD. PATKY (PODZEMNÍ ČÁST) - C25/30 - XC2
- DOBETONOVÁNÍ SOKLU VANY - C30/37 - XC4 - XF3
- VÝZTUŽ B500B (10505R)
- SVAROVANÉ SÍTĚ B550A

Krytí výztuže : 50 mm.
Přesahy sítě min. 300 mm
Fixace polohy výztuže pomocí ocelových distančních pásů např. MIRRA-UTH
(distanční profily dle zvyklostí dodavatele).

POZNÁMKA - NOVÉ ZÁKLADOVÉ PATKY BUDOU VYTÝČENY
OD STÁVAJÍCÍCH KONSTRUKCÍ V MODULOVÉ OSE 4. HORNÍ HRANA PATEK
V OSE 4 (+0,200) JE STEJNÁ JAKO U NAVRŽENÝCH PATEK V OSÁCH 1, 2, 3.

±0,000 = HORNÍ HRANA ZVÝŠENÉHO SOKLU
SOUDRADNICOVÝ SYSTÉM S-JTSK, VÝŠKOVÝ SYSTÉM BpV

	VAE SPRINKLERS, s.r.o. nám. J. Gagarina 233/1 710 00 Ostrava tel: +420 734 586 401 vae.sprinklers@vaesprinklers.cz www.vaesprinklers.cz	STUPEŇ DOKUMENTACE/DOCUMENTATION PHASE DOKUMENTACE PRO PROVEDENÍ STAVBY		ČÍSLO PARÉ/SET NO.
		VYPRACOVAL/ELABORATED BY Ing. Jaroslava Široká		
		KONTROLOVAL/CHECKED BY Ing. Martin Felix		
		DATUM/DATE 30.04.2021	Č. ZAK./CONTRACT NO. 2020-2-013	
		NÁZEV PROJEKTU/ PROJECT NAME ROZŠÍŘENÍ PBZ NA SKLADĚ PHL ČEPRO A.S. KLOBOUKY		MĚŘÍTO/SCALE 1:100
MÍSTO STAVBY/SITE LOCATION KLOBOUKY U BRNA	INVESTOR ČEPRO a.s., Dělnická 213/12, 170 00 Praha 7		REVIZE/REVISION 0	
NÁZEV VÝKRESU/TITLE PŮDORYS ZÁKLADŮ, TVARY PATEK			VÝKRES ČÍSLO/DRAWING NO. 08	