


SO 222 - ČERPACÍ STANICE

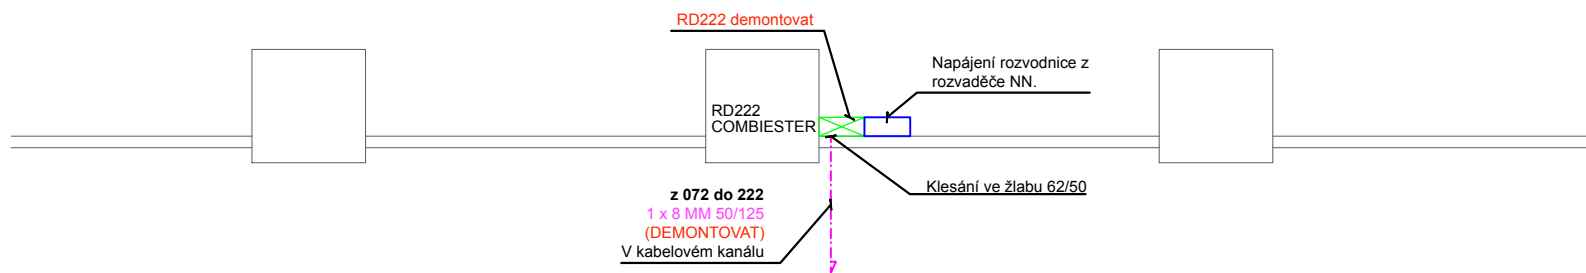

LEGENDA:

| Značka | Zkratka | Popis |
|--------|---------|--|
| | | ZÁSUVKA STRUKTUROVANÉHO ROZVODU 2 x RJ45, VÝVOD |
| | DR | DATOVÝ ROZVADĚČ |
| | | ZÁSUVKA 2x230V |
| | MET | STRUKTUROVANÁ KABELÁŽ KABEL UTP CAT.5 |
| | OPT | OPTICKÁ KABELÁŽ |
| | NN | ROZVODY NN |
| | | TELEFONNÍ KABELÁŽ KABEL SYKFY |
| | | TELEFONNÍ HLAVA |
| | | PROSTUP DO DALŠÍHO PODLAŽÍ |
| | PU | VODOROVNÝ PROSTUP ZDIVEM S PROTIPUŽÁRNÍ UCPÁVKOU |

Objekt 222 – Čerpací stanice

Strukturovaná kabeláž

Optické páteřní rozvody LAN budou z rozvodnice combiester RD222 odpojeny.

Rozvodnice

Rozvodnice bude demontována.

Kabelové trasy

kabelové trasy budou zachovány pro možnost vedení stávající kabeláže.

| | | | |
|------|------------------------------------|----------------|---------|
| | | | |
| R0 | Finální dokumentace DVZ | Ing. J. Veselý | 01/2025 |
| Rev. | Důvod vydání dokumentu, druh změny | Vypracoval | Datum |

| | | | | |
|---------------|--|--------------------|-----------------|-----------------|
| Investor : | Čepro a.s. Dělnická 12/213, 170 04 Praha 7 IČO: 60193531, DIČ: CZ 60193531 T: 221 968 111, E: ceproas@ceproas.cz | Název : | 9 - STŘED sklad | |
| | | Adresa : | Šlapanov 162 | |
| | | Telefon : | 569 479 120 | |
| Zhotovitel : | PINET projekt s.r.o. Máchova 2328, 256 01 Benešov IČO: 24274950, DIČ: CZ24274950 T: 317 702 560, E: info@pinetprojekt.cz | Zodp. projektant : | Ing. J. Veselý | |
| | | Vypracoval : | Ing. J. Veselý | |
| | | Kontroloval : | M. Pilát | |
| Projekt : | PD OBNOVY ROZVODNY OBJKETU 222/223 | Datum : | 12/2024 | Číslo výtisku : |
| | | Číslo projektu : | 24Z047 | |
| | | Stupeň dokum. : | DVZ | |
| Část stavby : | Slaboproudé rozvody | Formát : | ISO A3 | |
| Příloha : | PŮDORYS OBJEKT 222 (ČERPACÍ STANICE) | Měřítko : | 1:100 | Číslo přílohy : |
| | | Část : | LAN | |
| | | V2410148IT011 | | |