


obj. 073 - Dispečink

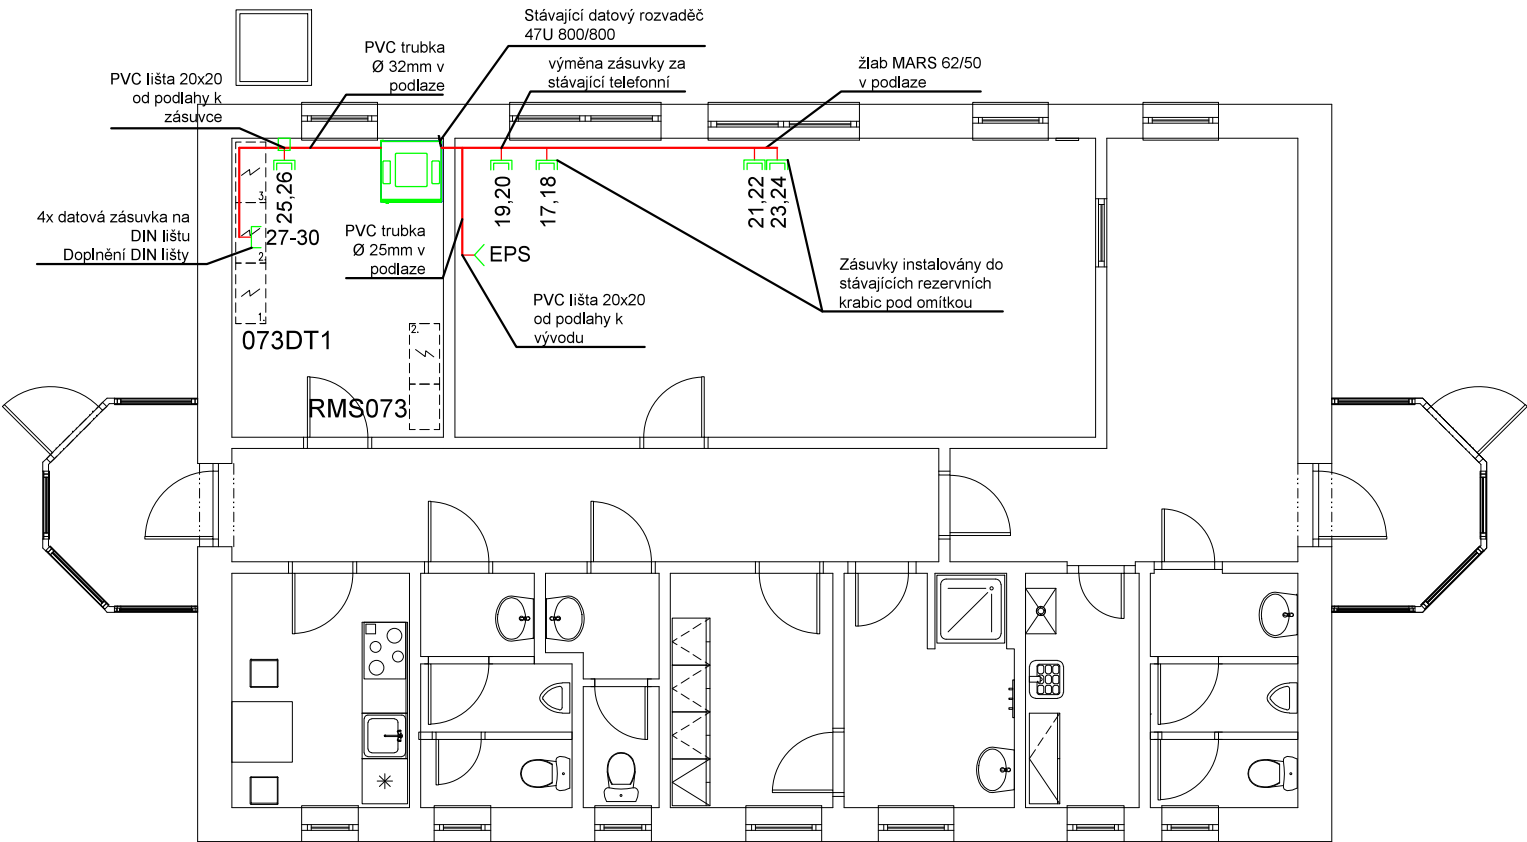

LEGENDA ROZVODŮ:		
Značka	Zkratka	Popis
	2xRJ45	ZÁSUVKA STRUKTUROVANÉHO ROZVODU 2 x RJ45
	1xRJ45	ZÁSUVKA STRUKTUROVANÉHO ROZVODU 1 x RJ45 NA DIN LIŠTU
	1xRJ45	VÝVOD STRUKTUROVANÉHO ROZVODU 1 x RJ45
	DR	DATOVÝ ROZVADĚČ
		KRABICE NA POVRCH
	MET	STRUKTUROVANÁ KABELÁŽ KABEL UTP CAT.5

POZNÁMKA - OBJEKT 073:

Strukturovaná kabeláž


Nové zásuvky 17 - 24 budou napojeny pomocí kabelů UTP cat.5e ze stávajícího datového rozvaděče a budou zakončeny na stávajícím patch panelu. Zásuvky budou v provedení 2xRJ45 a budou osazeny do stávajících nevyužitých krabic pod omítku KU68. Zásuvka 19,20 bude osazena místo stávající telefonní zásuvky. Nové zásuvky 25 - 30 a vývod EPS budou napojeny pomocí kabelů S/FTP cat.5e ze stávajícího datového rozvaděče a budou zakončeny na novém stíněném patch panelu 24 port. Zásuvka 25,26 bude v provedení 2xRJ45 a bude osazena na povrch. Zásuvky 27 - 30 budou v provedení 1xRJ45 a budou osazeny na novou DIN lištu v rozvaděči 073DT1 ve 2. poli. Datový vývod EPS bude zakončen konektorem RJ45

Datový rozvaděč

Pro zakončení nových rozvodů SKR (zásuvek 17-24) bude použit stávající patch panel. Pro zakončení zásuvek 25 - 30 a vývodu EPS bude použit nový patch panel 24 port ve stíněném provedení.

Kabelové trasy

Pro vedení kabeláže budou použity stávající trubky pod omítkou do zdvojené podlahy, dále pak stávající žlab MARS ve zdvojené podlaze. Dále budou použity nové PVC trubky v podlaze a PVC lišty od podlahy ke koncovým zařízením. Předpokládané vedení kabelových tras je znázorněno v půdorysu objektu. Zákres koncových zařízení je informativního charakteru. Přesné umístění zařízení a vedení kabelových tras bude řešeno dle požadavků investora. Montážní firma zaneše veškeré změny do montážního paré, které předá ke zpracování PD skutečného stavu. Veškeré prostupy požárně dělicími konstrukcemi budou utěsněny dle ČSN 730802!

Zhotovitel projektu:		PINET projekt s.r.o. Máchova 2328, 256 01 Benešov IČO: 24274950, DIČ: CZ24274950 T: 317 702 560, E: info@pinetprojekt.cz		Zodp. projektant : Ing. J. Veselý	
				Vypracoval : Ing. J. Veselý	
				Kontroloval : M. Pilát	

AKCE ČEPRO, a.s., STŘEDISKO TŘEMOŠNÁ ROZŠÍŘENÍ POŽÁRNÍCH A BEZPEČNOSTNÍCH SYSTÉMŮ			PATROL		
ČÁST ROZVODY LAN PRO CCTV			ZAKÁZKA 11422591		
VÝKRES SO 073 – DISPEČINK PŮDORYS OBJ. 073			ČÍSLO VÝKRESU 07		VÝTISK
INVESTOR ČEPRO, a.s., DĚLNICKÁ 12/213, 170 04 PRAHA 7			REVIZE 1		
ZODPOVĚDNÝ PROJEKTANT Ing. J. Veselý		MĚŘÍTKO 1 : 100			
PROJEKTANT Ing. J. Veselý		FORMÁT 2A4			
KRESLIL Ing. J. Veselý		STUPEŇ DPS			