

A


B

C


D

E

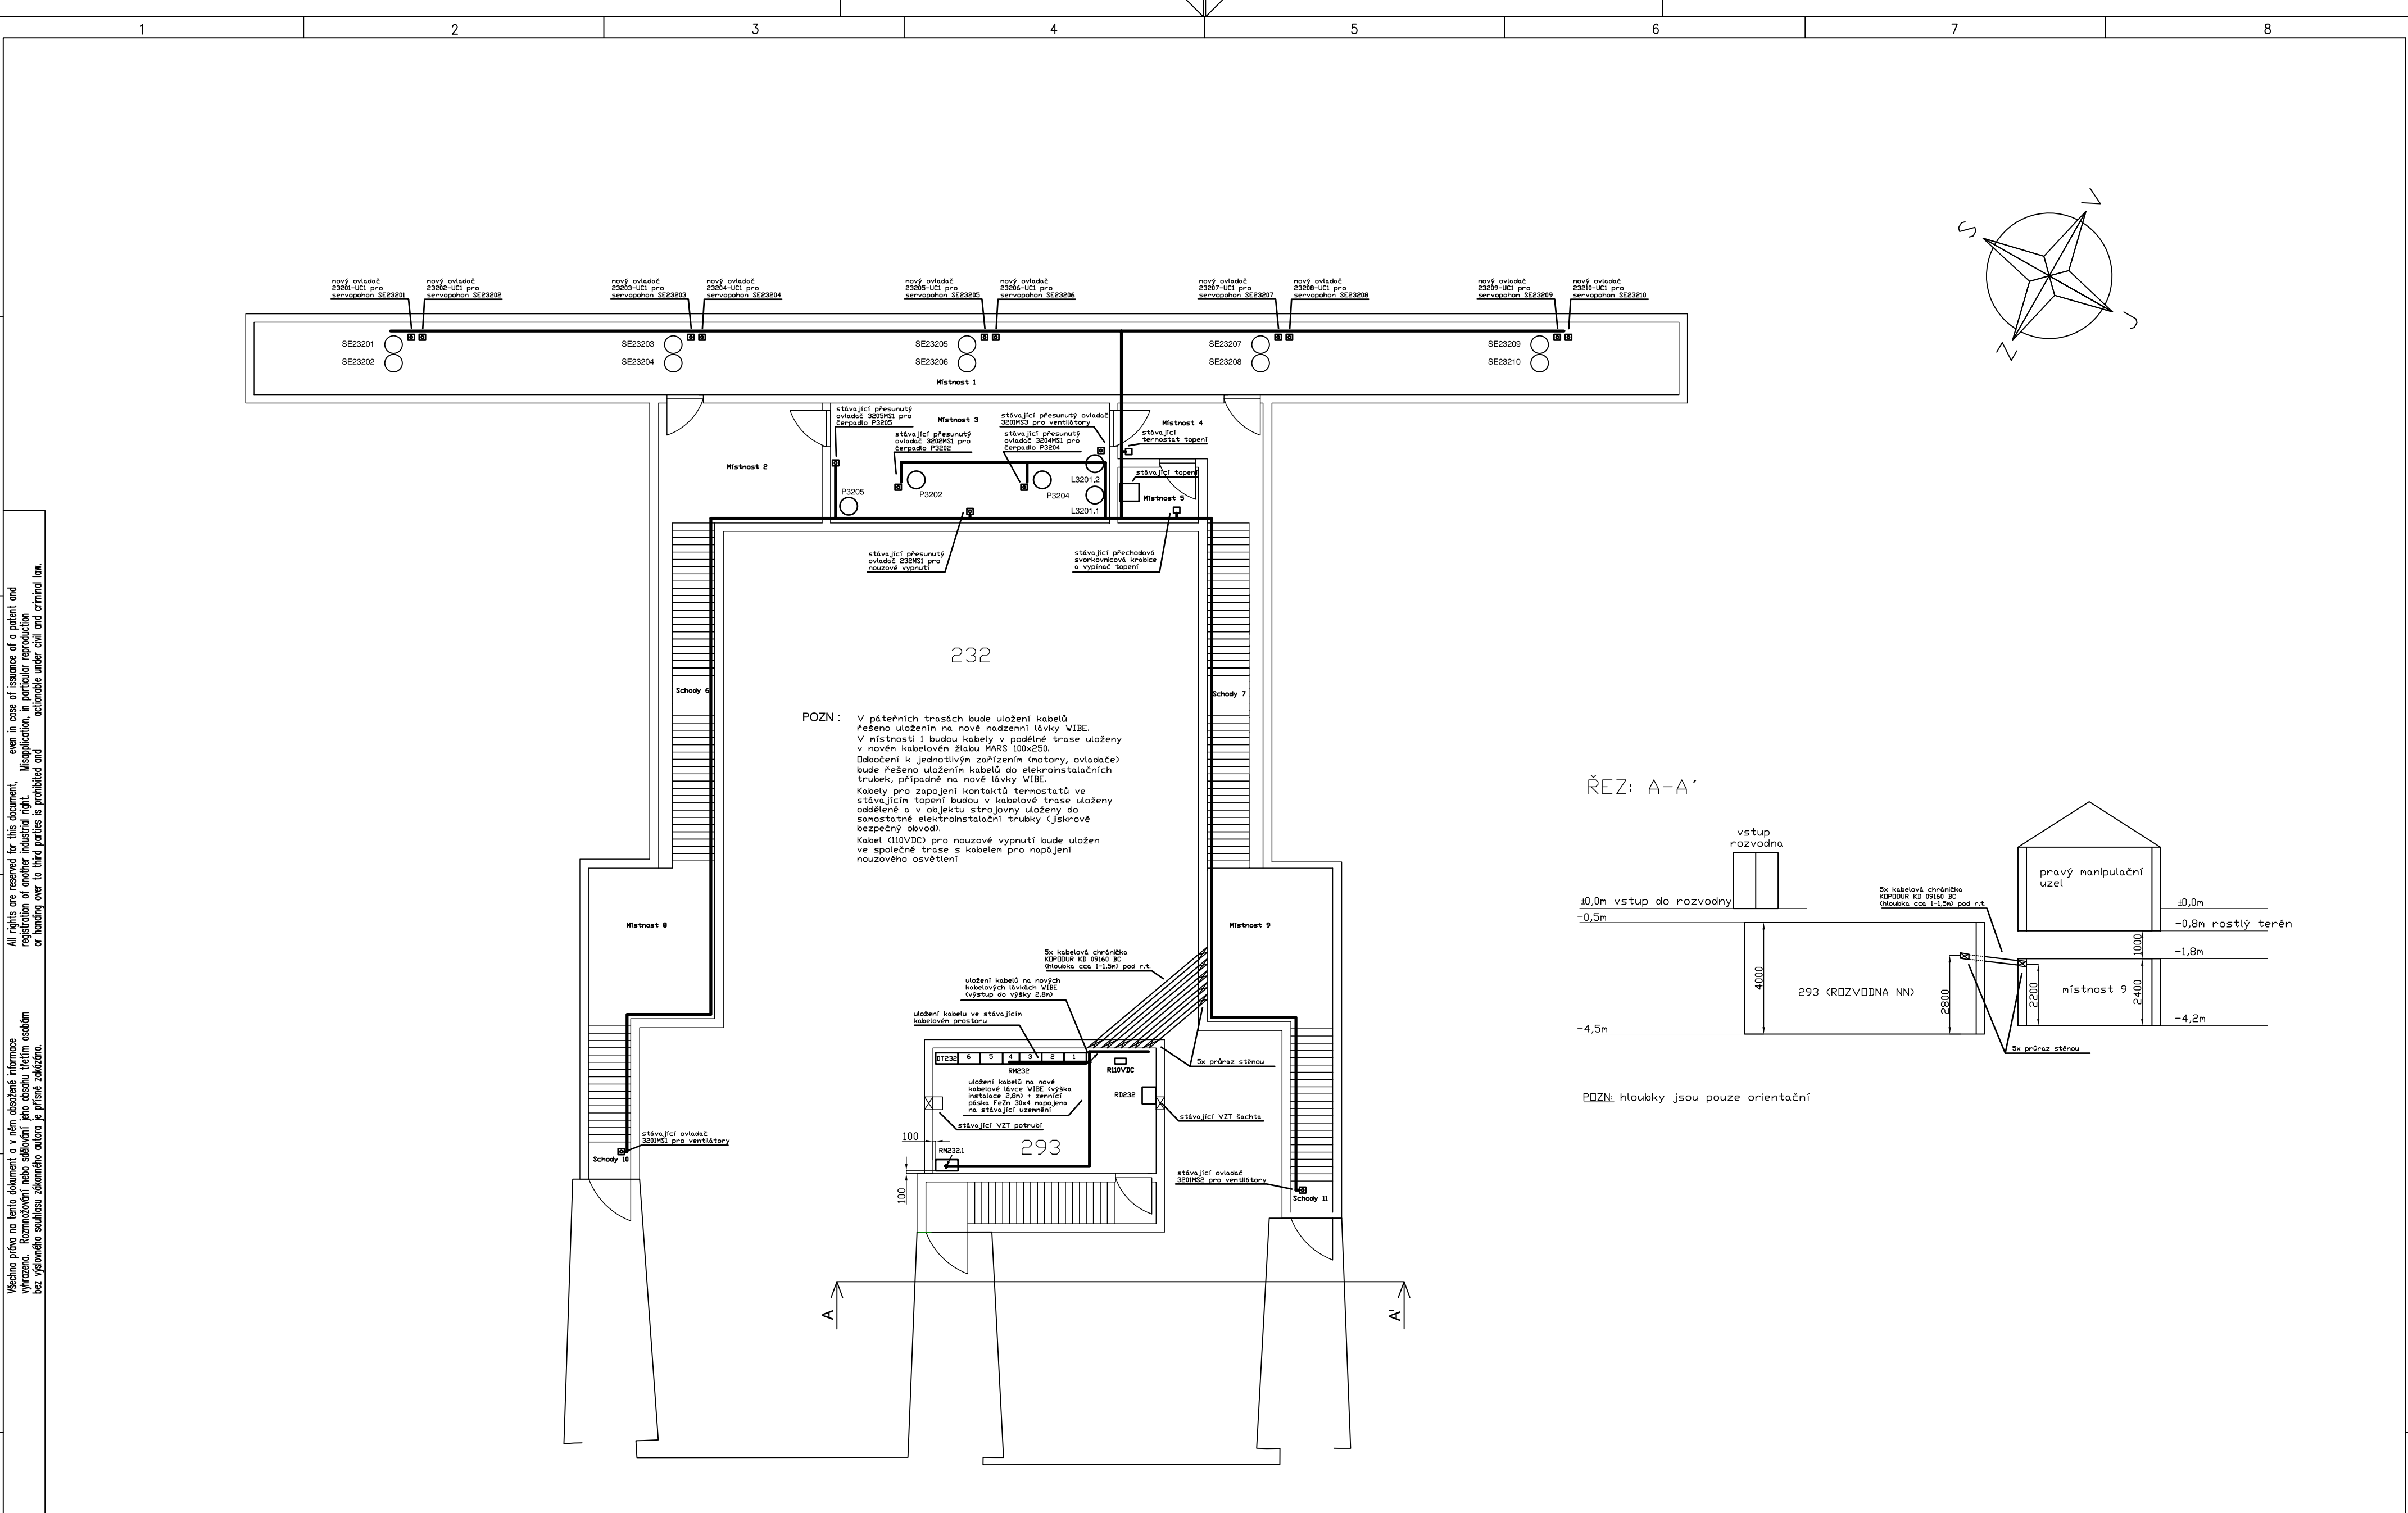

F

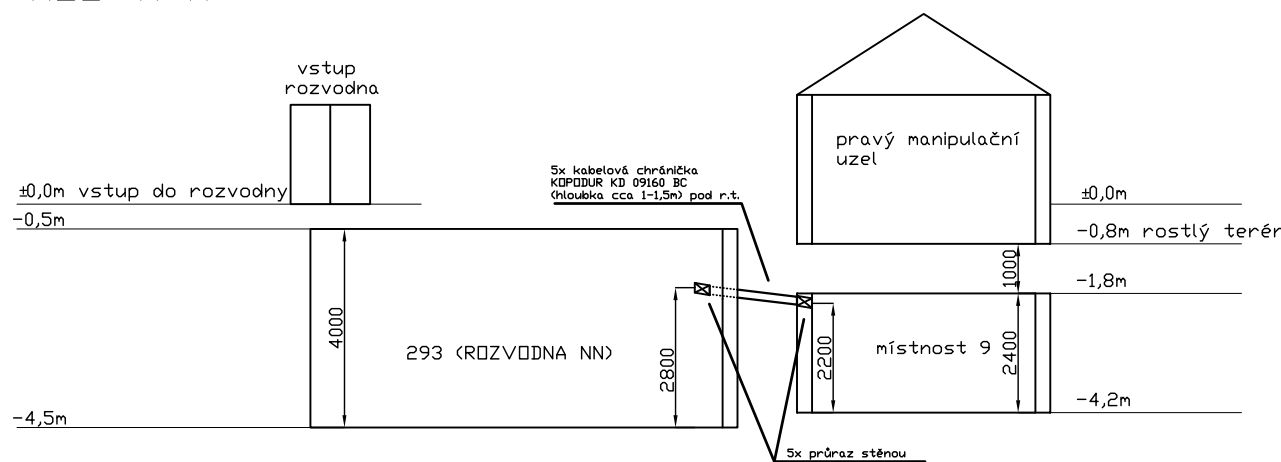

ŘEZ: A-A'



POZN: hloubky jsou pouze orientační

				Stavba : č.293/232		Zakázkové číslo I141150026		=MOTORY		+KABELY	
				Měřítko 1:150		Číslo výkresu 2-EL15023-15		Investor  ČEPRO, a.s. Dělnická 213/12 170 04, Praha 7			
						Datum	30.04.2015	Název zakázky Rekonstrukce elektroinstalace objektu 232 ve skladu Hněvice			
						Kreslil	Bc. Seifert J.				
						Kontrol	Poživil M.				
						Schválil	Ing. Kytýr J.				
						Tisk	30.04.2015	Název výkresu Situacní schéma motorického rozvodu a kabelových tras			
											
								Str. 001			
								Sum: 1			
Č.	Datum	Kreslil		Kontroloval	Schválil						